



設計図整理番号第 号

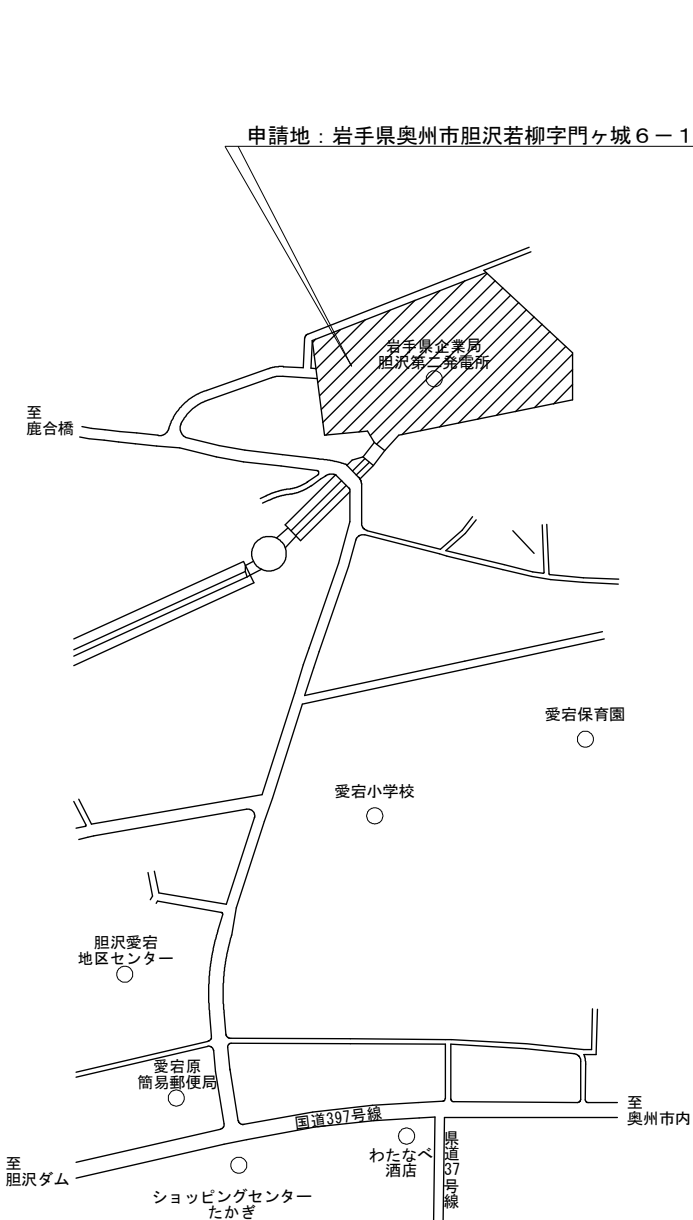

附近見取図

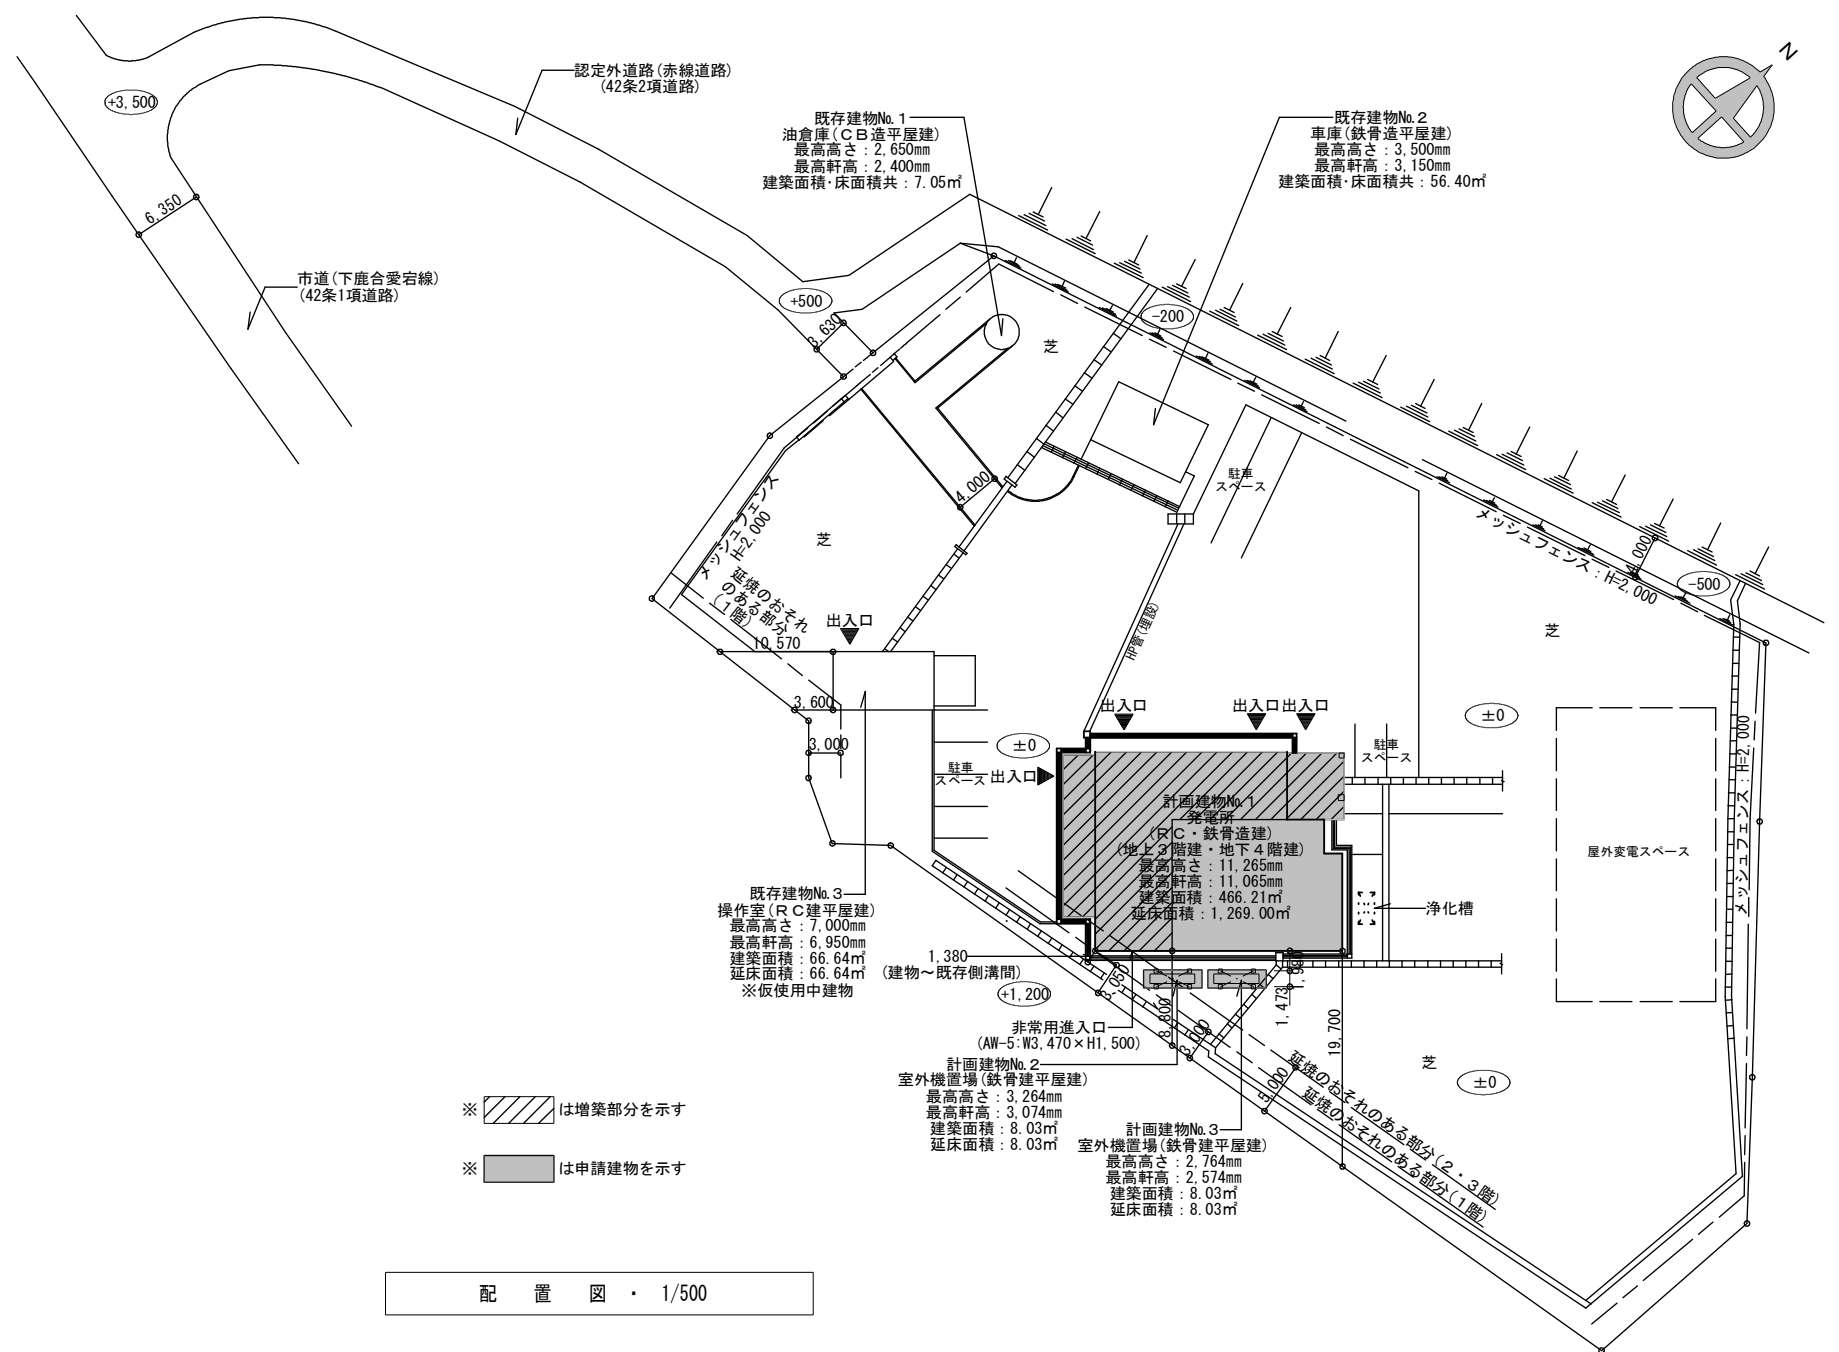

配 置 图 · 1/500

機器表

記号	機器名称	仕様	設置室	電源			台数	備考 (参考型番)
				φ	V	Kw		
PAC 1	パッケージエアコン	型 式 4方向天井カセット型 寒冷地用	1 F事務室	3	200	最大：5. 9 0	3	SDRC112BA
		冷房能力 10. 0 (0. 3~11. 2) Kw	2 F事務室			定格：2. 4 8		コンクリート基礎300H
		暖房能力 11. 2 (2. 8~115. 8) Kw -15℃時14. 7Kw	3 F事務室					
		付 属 品 ワイヤートリモコン 銅製架台H1000						
		ステンレス防雪フード* (吹出し・吸込み)						
PAC 2	パッケージエアコン	型 式 1方向天井カセット型	1 F配電盤室	3	200	最大：1. 7 3	2	RCIS-GP50RGH7
		冷房能力 4. 5 (1. 4~5. 0) Kw				定格：1. 1 3		コンクリート基礎既存流用
		暖房能力 5. 0 (1. 3~6. 3) Kw						
		付 属 品 ワイヤートリモコン 銅製架台H1000 ワイドパネル						
		リニューアルキット ステンレス防雪フード* (吹出し・吸込み)						
PAC 3	パッケージエアコン	型 式 1方向天井カセット型	1 F配電盤室	3	200	最大：2. 9 3	1	RCIS-GP80RGH7
		冷房能力 7. 1 (1. 8~8. 0) Kw				定格：2. 1 9		コンクリート基礎既存流用
		暖房能力 8. 0 (2. 0~10. 6) Kw						
		付 属 品 ワイヤートリモコン 銅製架台H1000						
		リニューアルキット ステンレス防雪フード* (吹出し・吸込み)						

機器表

記号	機器名称	仕様	設置室	電源			台数	備考 (参考型番)
				φ	V	Kw		
HEU 1	全熱交換換気扇	型 式 天井埋込形	1 F事務室	1	100	0. 035	3	VL-150ZSD ₂
		能 力 強：100m ³ /H×60Pa 弱：50m ³ /H×40Pa	2 F事務室					
		付 属 品 24Hスイッチ ステンレス製深形フード* 100φ×2	3 F事務室					
FE 1	換 気 扇	型 式 ダクト用換気扇	E V昇降路内	1	100	0. 015	1	V-18ZMC ₆
		能 力 90m ³ /H×10Pa						
		付 属 品 ベッドキャブ*100φ (P-13RAD2) 防振吊金具						
		給排気グリル(P-13GL6)FD付・コントロールスイッチ(P-11SML2)						
		ステンレス製深形フード* 100φ						
FE 2	換 気 扇	型 式 天井埋込形台所用	1 F事務室	1	100	0. 032	1	VD-18ZV ₂
		能 力 200m ³ /H×70Pa						
		付 属 品 ステンレス製深形フード* 100φ						

器具表

器具名	参考品番	形状・付属品・仕様	合計 数量	湯 沸 室				屋 外
混 合 栓	SF-HE-420SYXNA	台付	1	1				
ホ ー ム 水 栓	LF-7R-13-C	130φ	1				1	

衛生設備機器表

記号	機器名称	仕様	設置室	電源			台数	備考 参考型番
				φ	V	Kw		
WHE 1	電 気 湯 沸 器	型 式 飲用、洗物用 台下設置	事務室	1	100	2. 0	1	
		貯湯量 20Lit						
		付属品 密閉式ローキャッチャー 迷し銅管セット 接続キャップ*						
		台付熱湯単水栓						

胆沢第二発電所建屋増築工事

設 計	製 図	担 当	承 認

特記及訂正事項

図面内容

増築・改修：空調・換気設備 機器表

縮 尺


作成年月日

令和7 年 2 月 日

設計図番号

M 7 枚の内 3 枚


設計図整理番号第 号

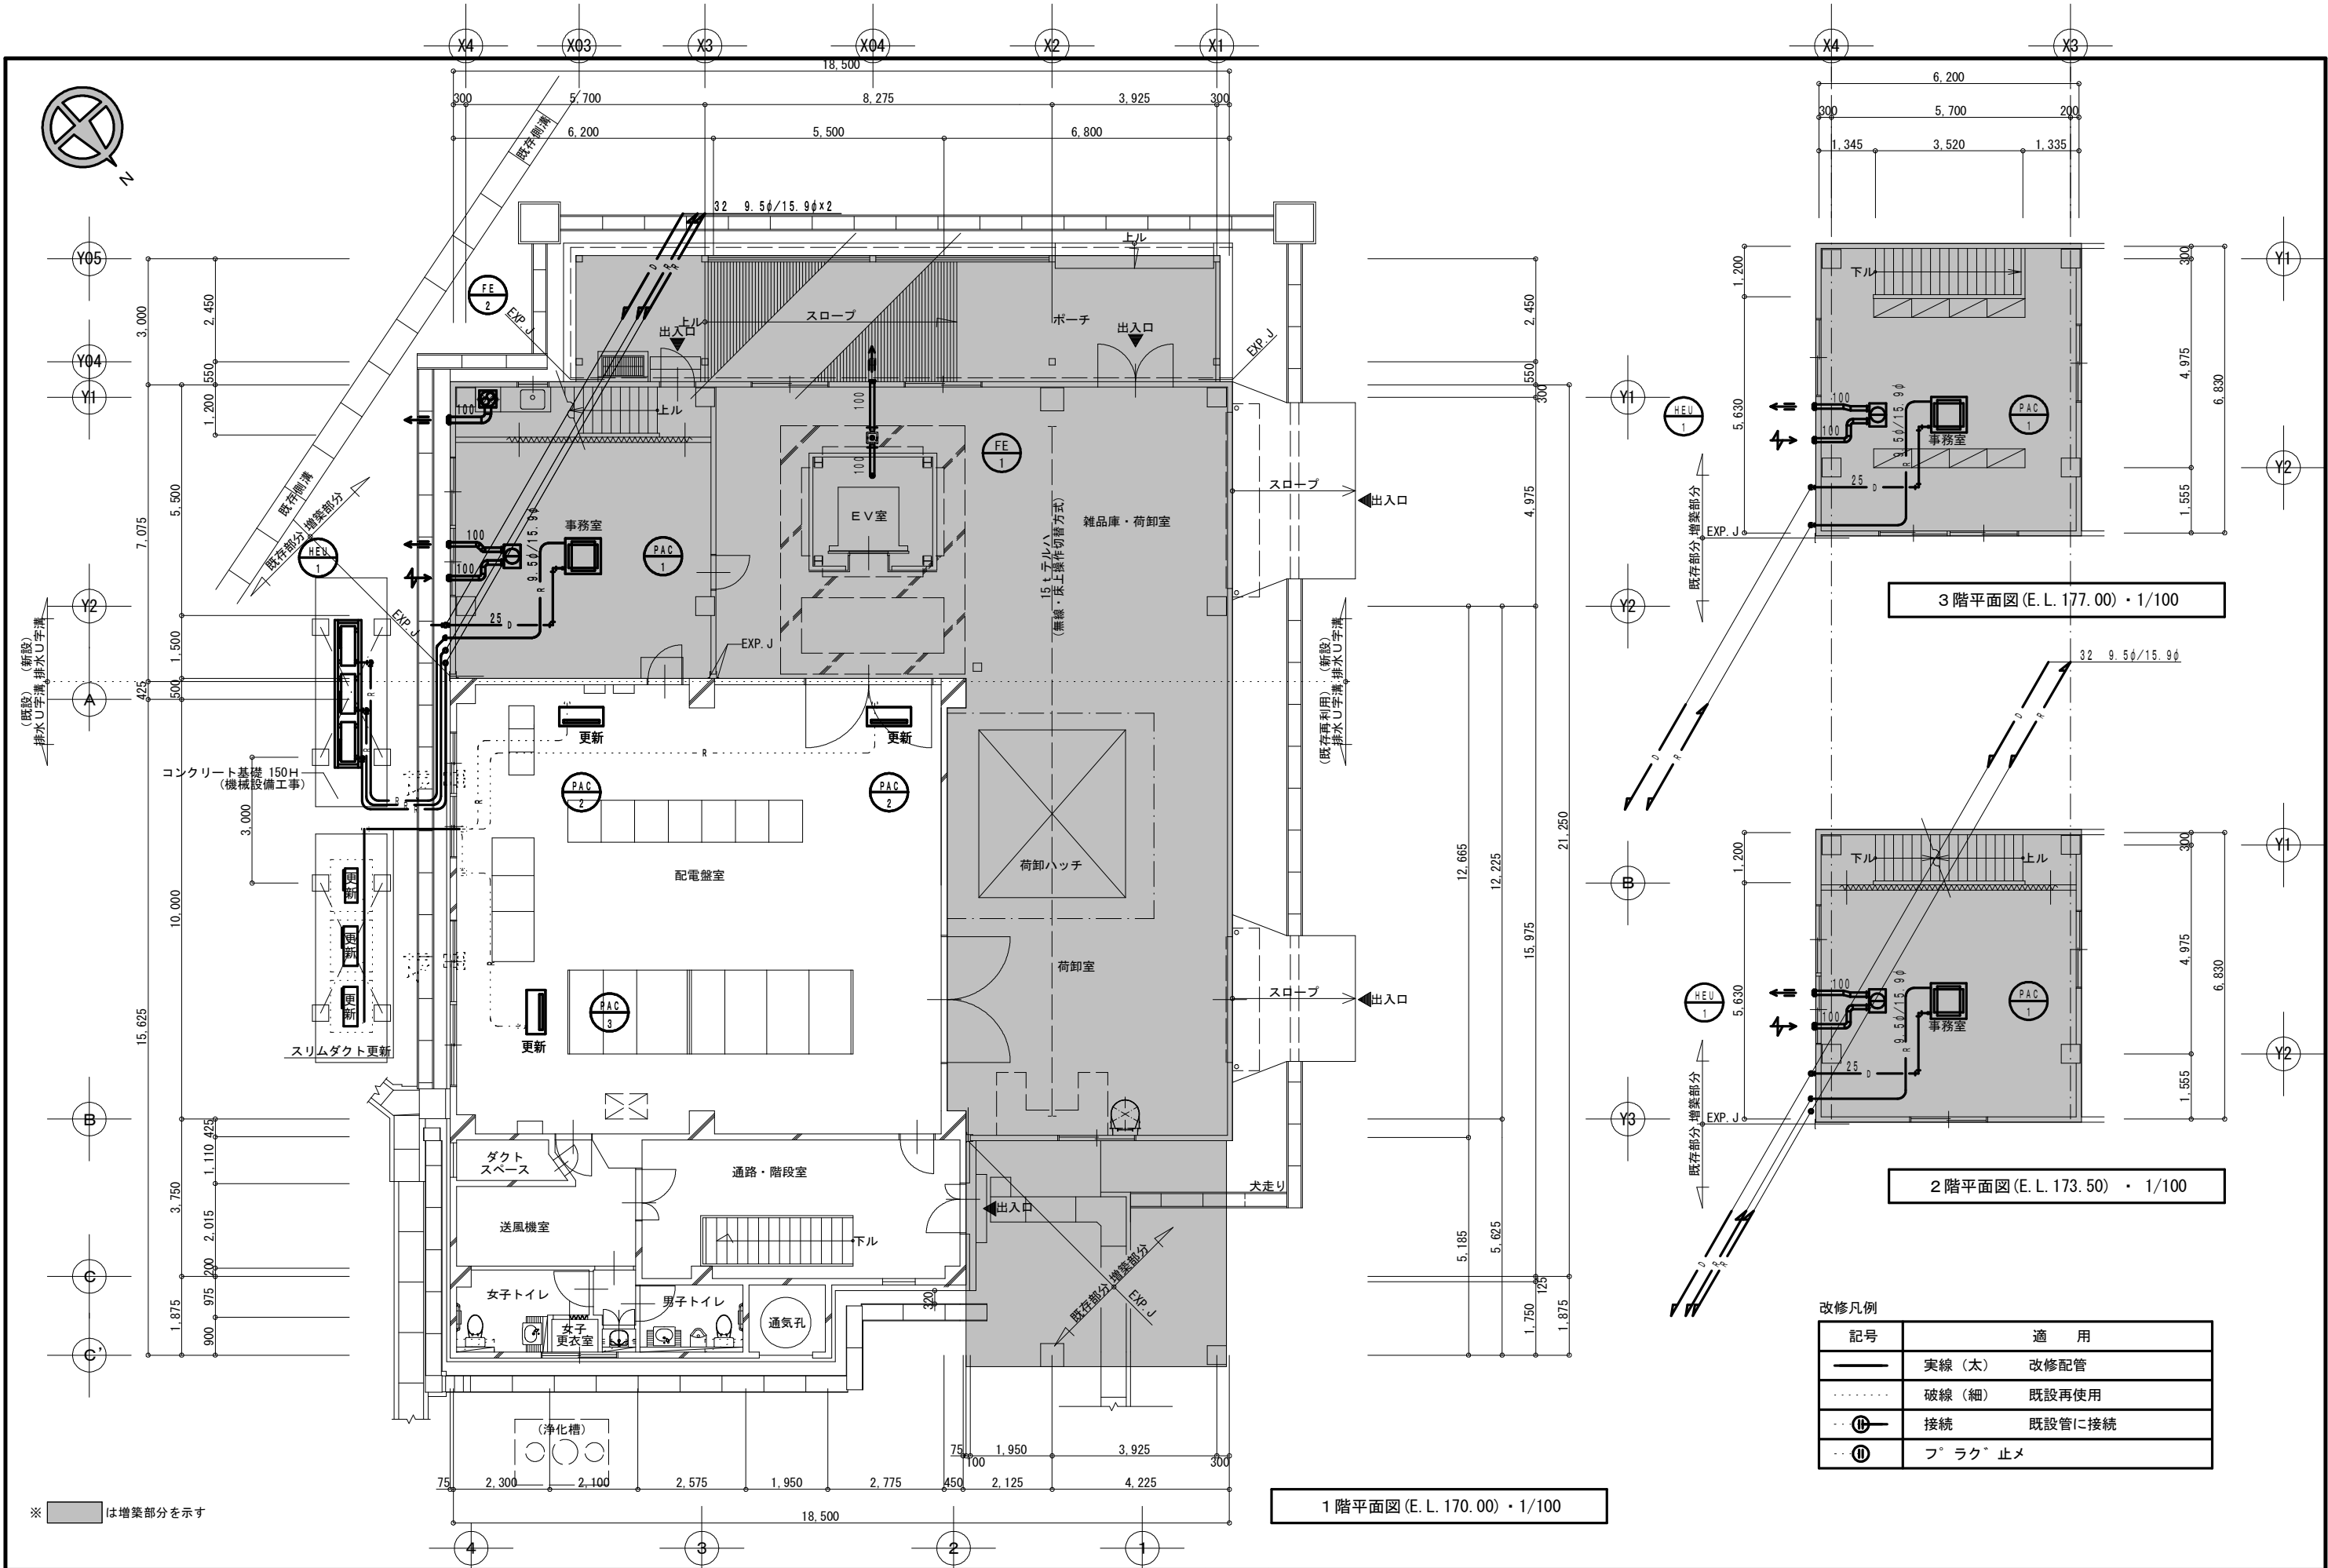

改修凡例	
記号	適用
	実線(太) 改修配管
	破線(細) 既設再使用
	接続 既設管に接続
	フ ラク 止メ

胆沢第二発電所建屋増築工事

設 計 製 図 担 当 承 認				特記及訂正事項	図面内容	作成年月日	
					増築・改修：空調・換気設備 1階・2階・3階平面図	令和7年 2月 日	
						縮 尺 A2:1/100 A3:1/141.40	設計図番号
							M7 枚の内 4 枚

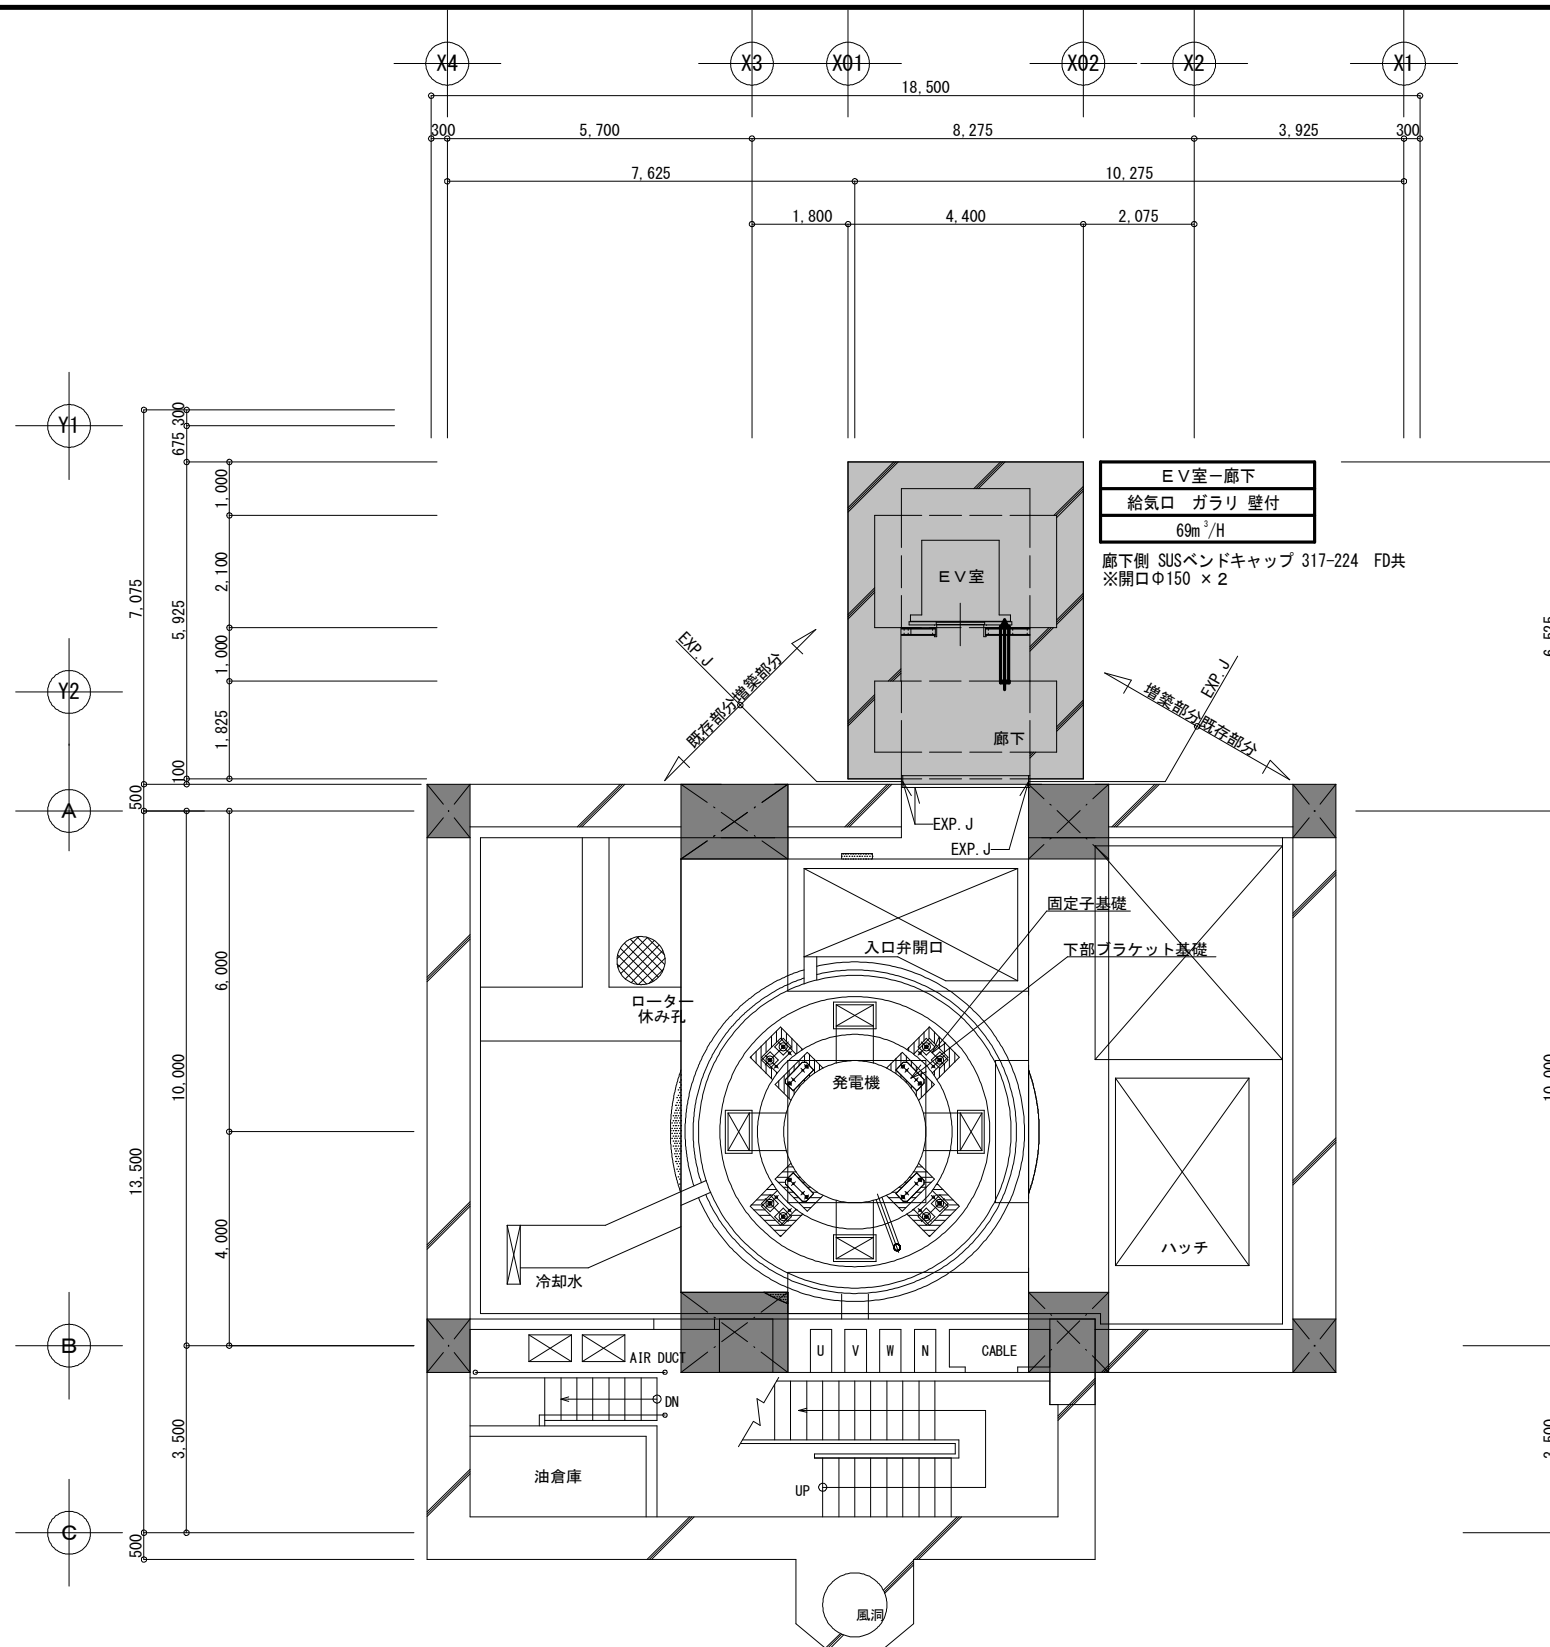

- ※ は柱を示す
- ※ は増築部分を示す

地下2階平面図 (E. L. 151.93) ・ 1/100

増築・改修：換気設備
地下2階平面図

胆沢第二発電所建屋増築工事

設計	製図	担当	承認

特記及訂正事項

図面内容

増築・改修：換気設備 地下2階平面図

縮尺

A2:1/100 A3:1/141.40

作成年月日


令和7年 2月 日

設計図番号

M7枚の内 5枚

設計図整理番号第 号



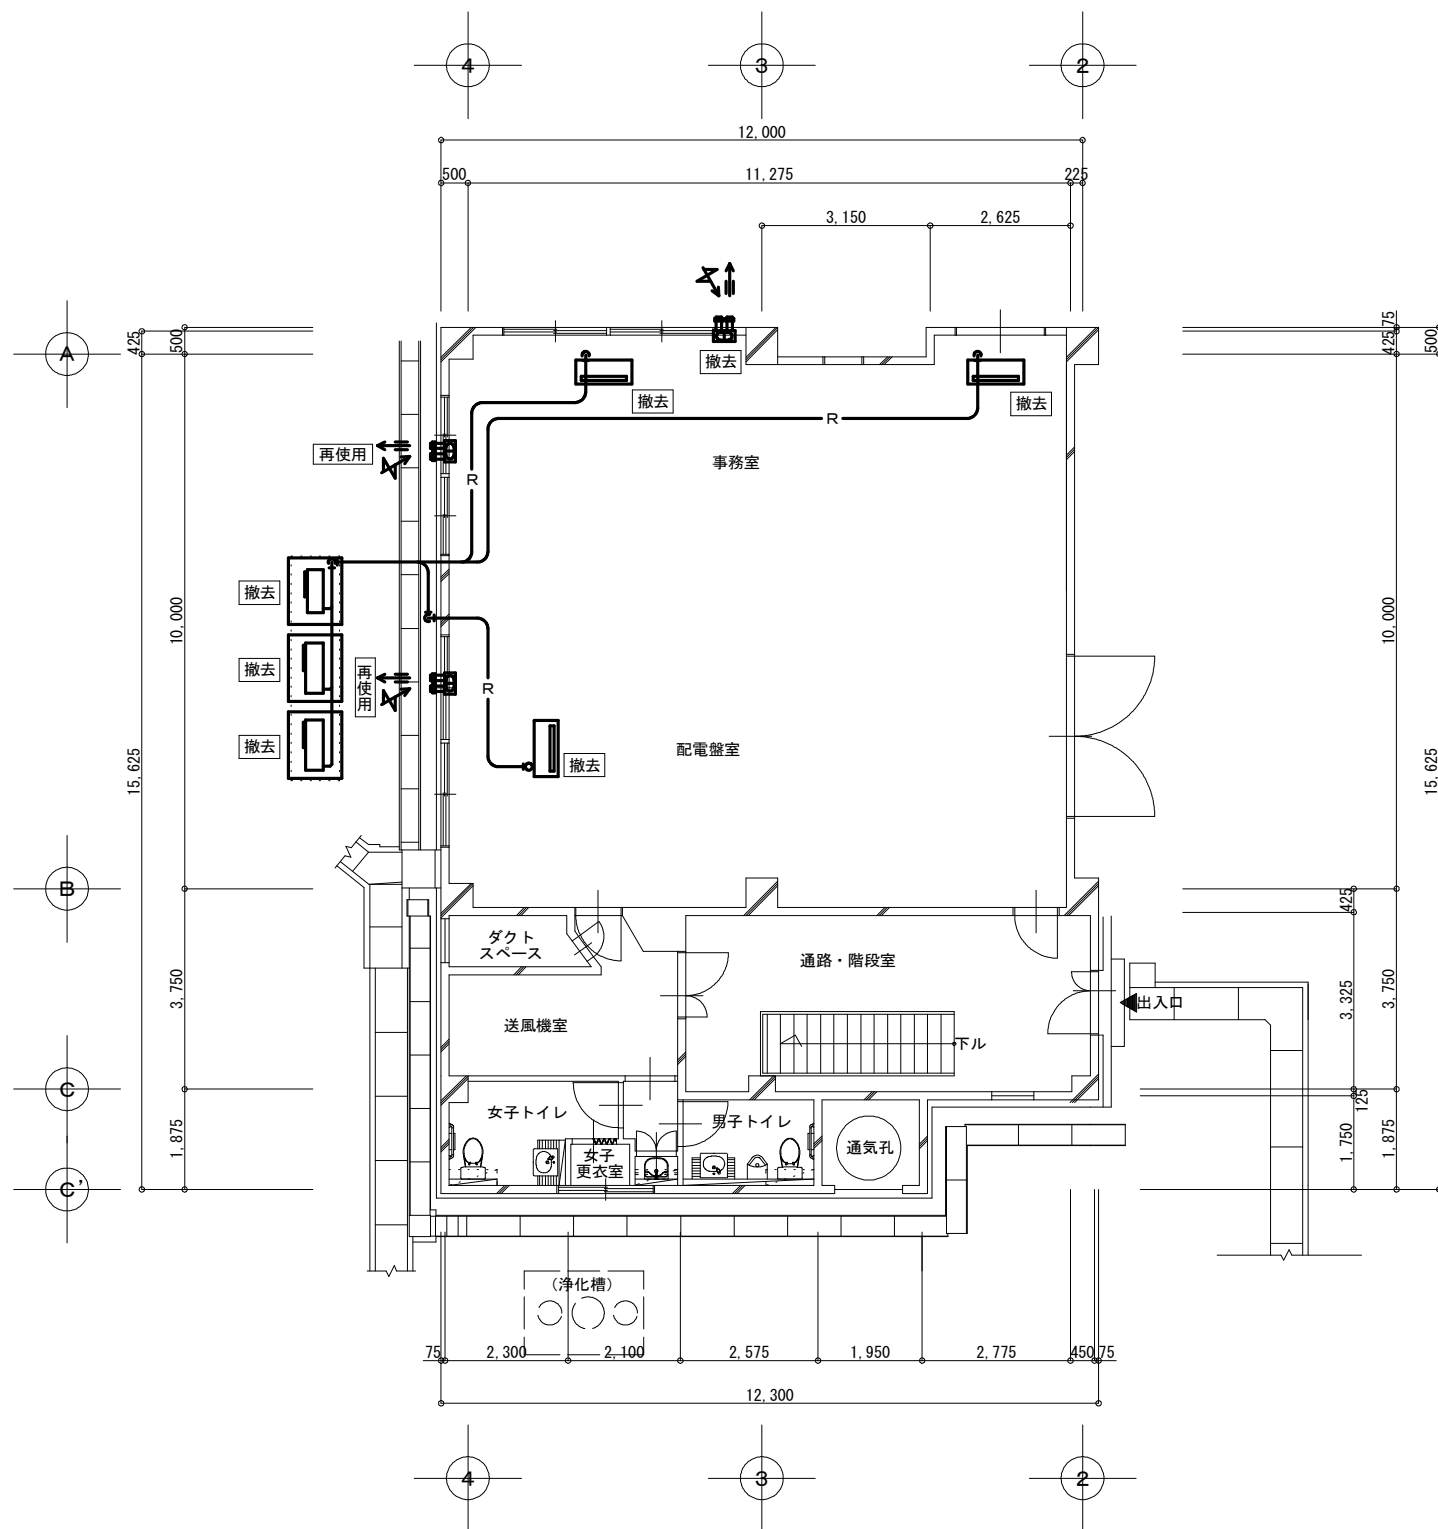

現況：1階平面図(E.L. 170.00) ・ 1/100

既存・現況：
空調設備

A2:1/100

1階平面図

A3:1/141.40

胆沢第二発電所建屋増築工事

設計製図担当承認

特記及訂正事項

図面内容

既存・現況：空調設備 1階平面図

作成年月日

令和7年 2月 日

設計図番号

M7枚の内 7枚

縮尺

A2:1/100 A3:1/141.40

設計図整理番号第 号