



全体平面図  
(釜石漁港)

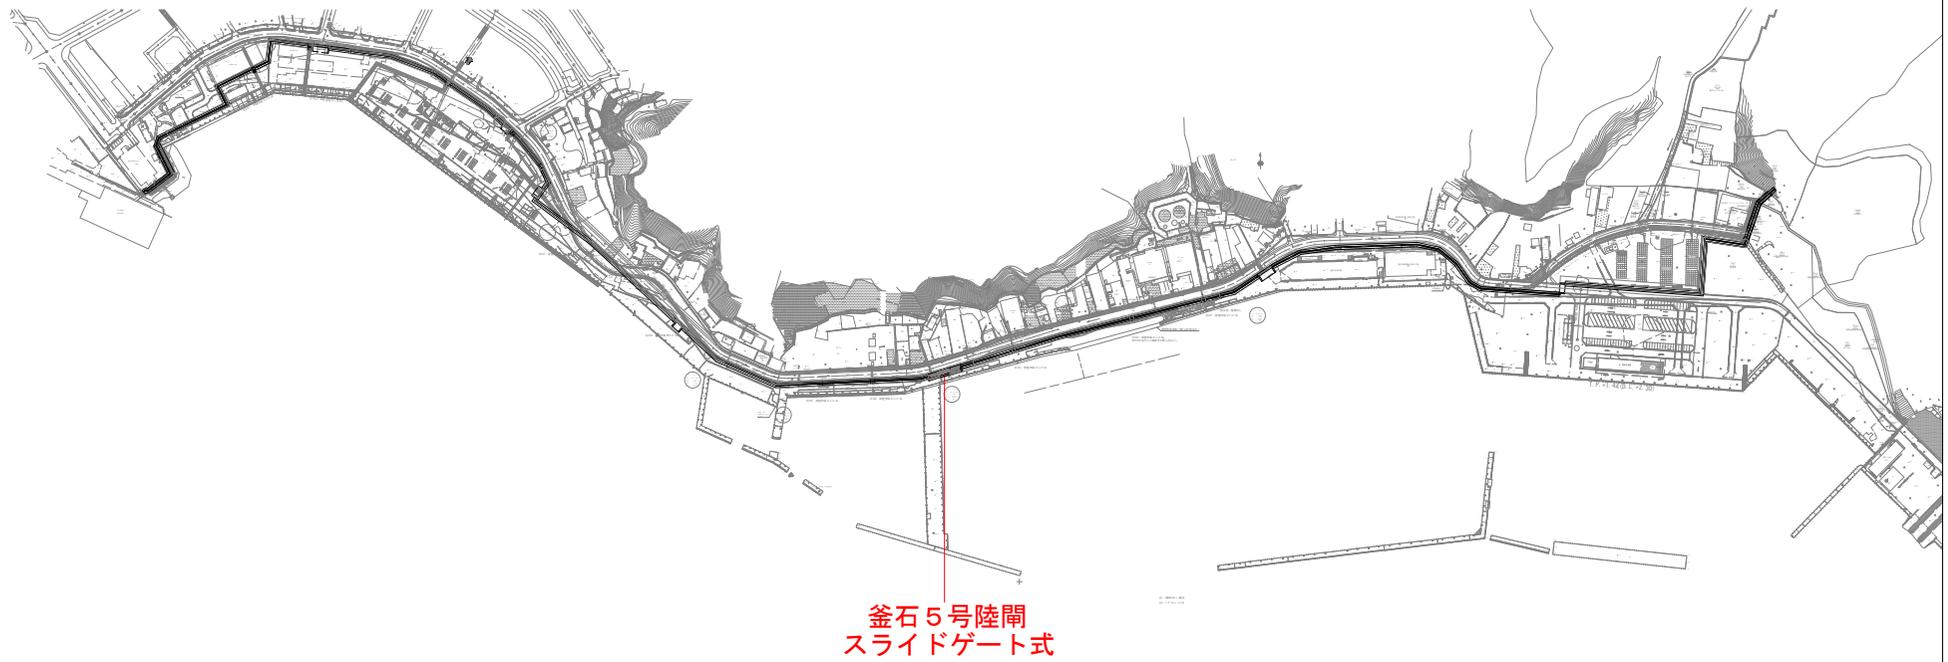

沿岸広域振興局水産部	
釜石漁港（陸閘）	釜石市柳田町内込
1	全体平面図
令和 8 年度	
釜石・小白浜漁港陸閘電気設備保守点検業務委託	
縮 尺	S=1:2500

釜石漁港5号陸閘 機器配置図

S=1:30

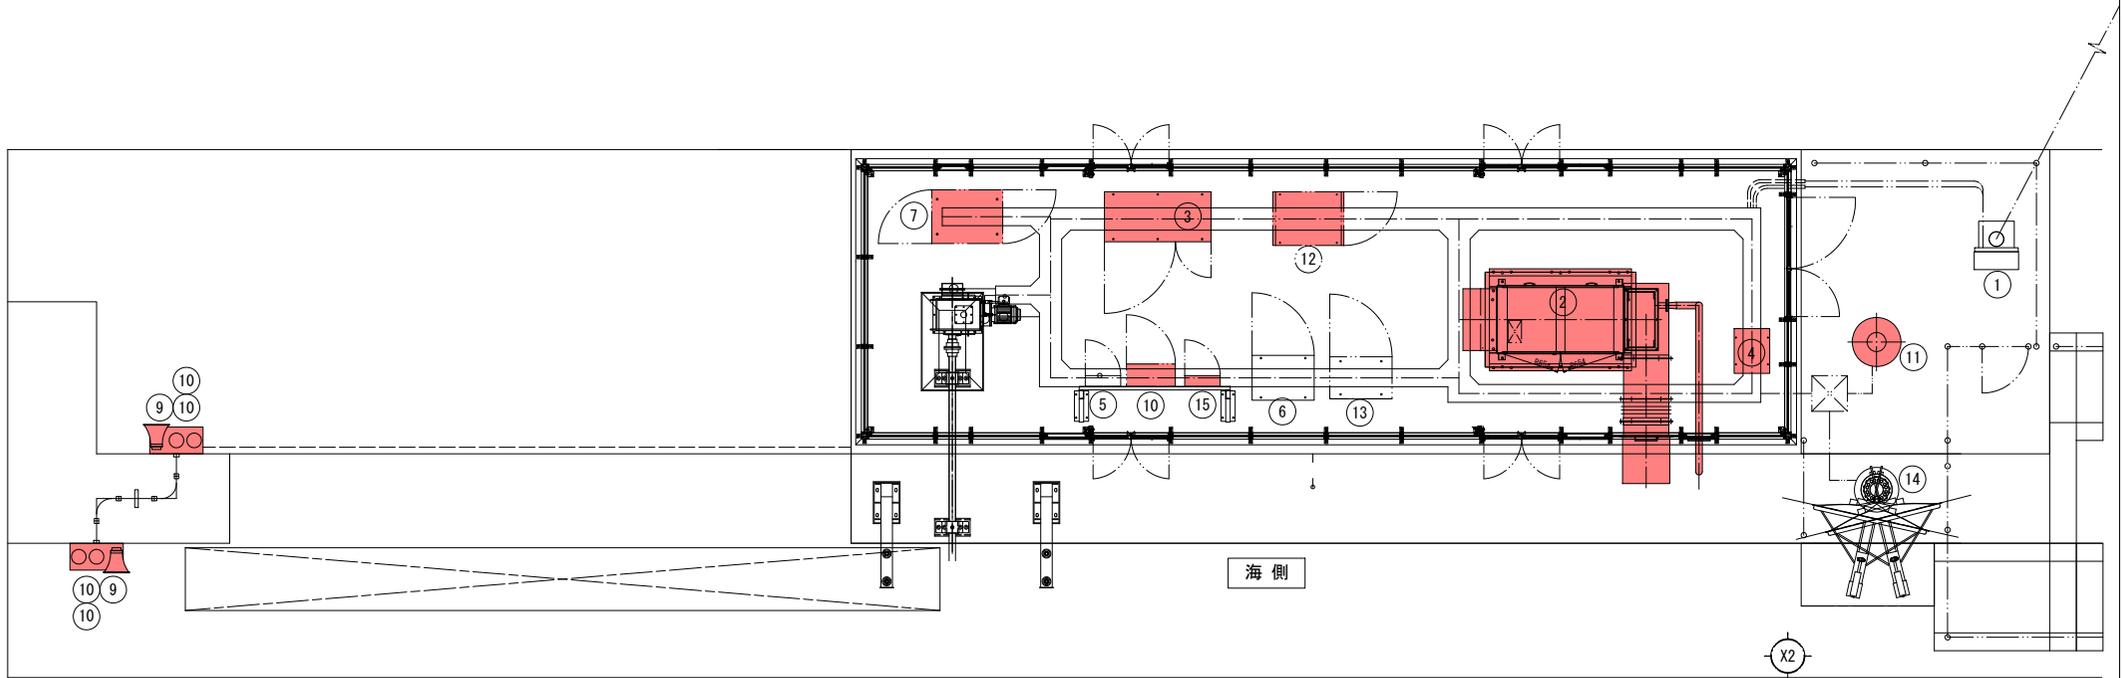


機器リスト

番号	名称	数量	設備所掌
1	引込計器盤	1	電源設備
2	非常用発電機	1	
3	切替分電盤	1	
4	耐雷トランス (7.5kVA)	1	
5	接地端子箱	1	
-	盤取付け架台	1	
6	5号陸閘 機側操作盤	1	ゲート設備
7	安全周知制御盤	1	安全周知設備
8	回転灯	4	
9	スピーカー	2	
10	サイレン制御盤	1	
11	サイレン 0.75kW	1	
12	無停電電源装置 (3kVA)	1	遠方監視設備
13	遠方監視制御装置 (子局)	1	
14	衛星アンテナ	1	
15	照明分電盤 (建築設備)	1	建築設備
-	照明器具	5	

沿岸広域振興局水産部	
釜石漁港 (陸閘)	釜石市柳井地区内
2	釜石漁港5号陸閘 機器配置図
令和 8 年度	
釜石・小白浜漁港陸閘電気設備保守点検業務委託	
縮尺	S=1:50

平面図  
( 小 白 浜 漁 港 )


S=1:1000

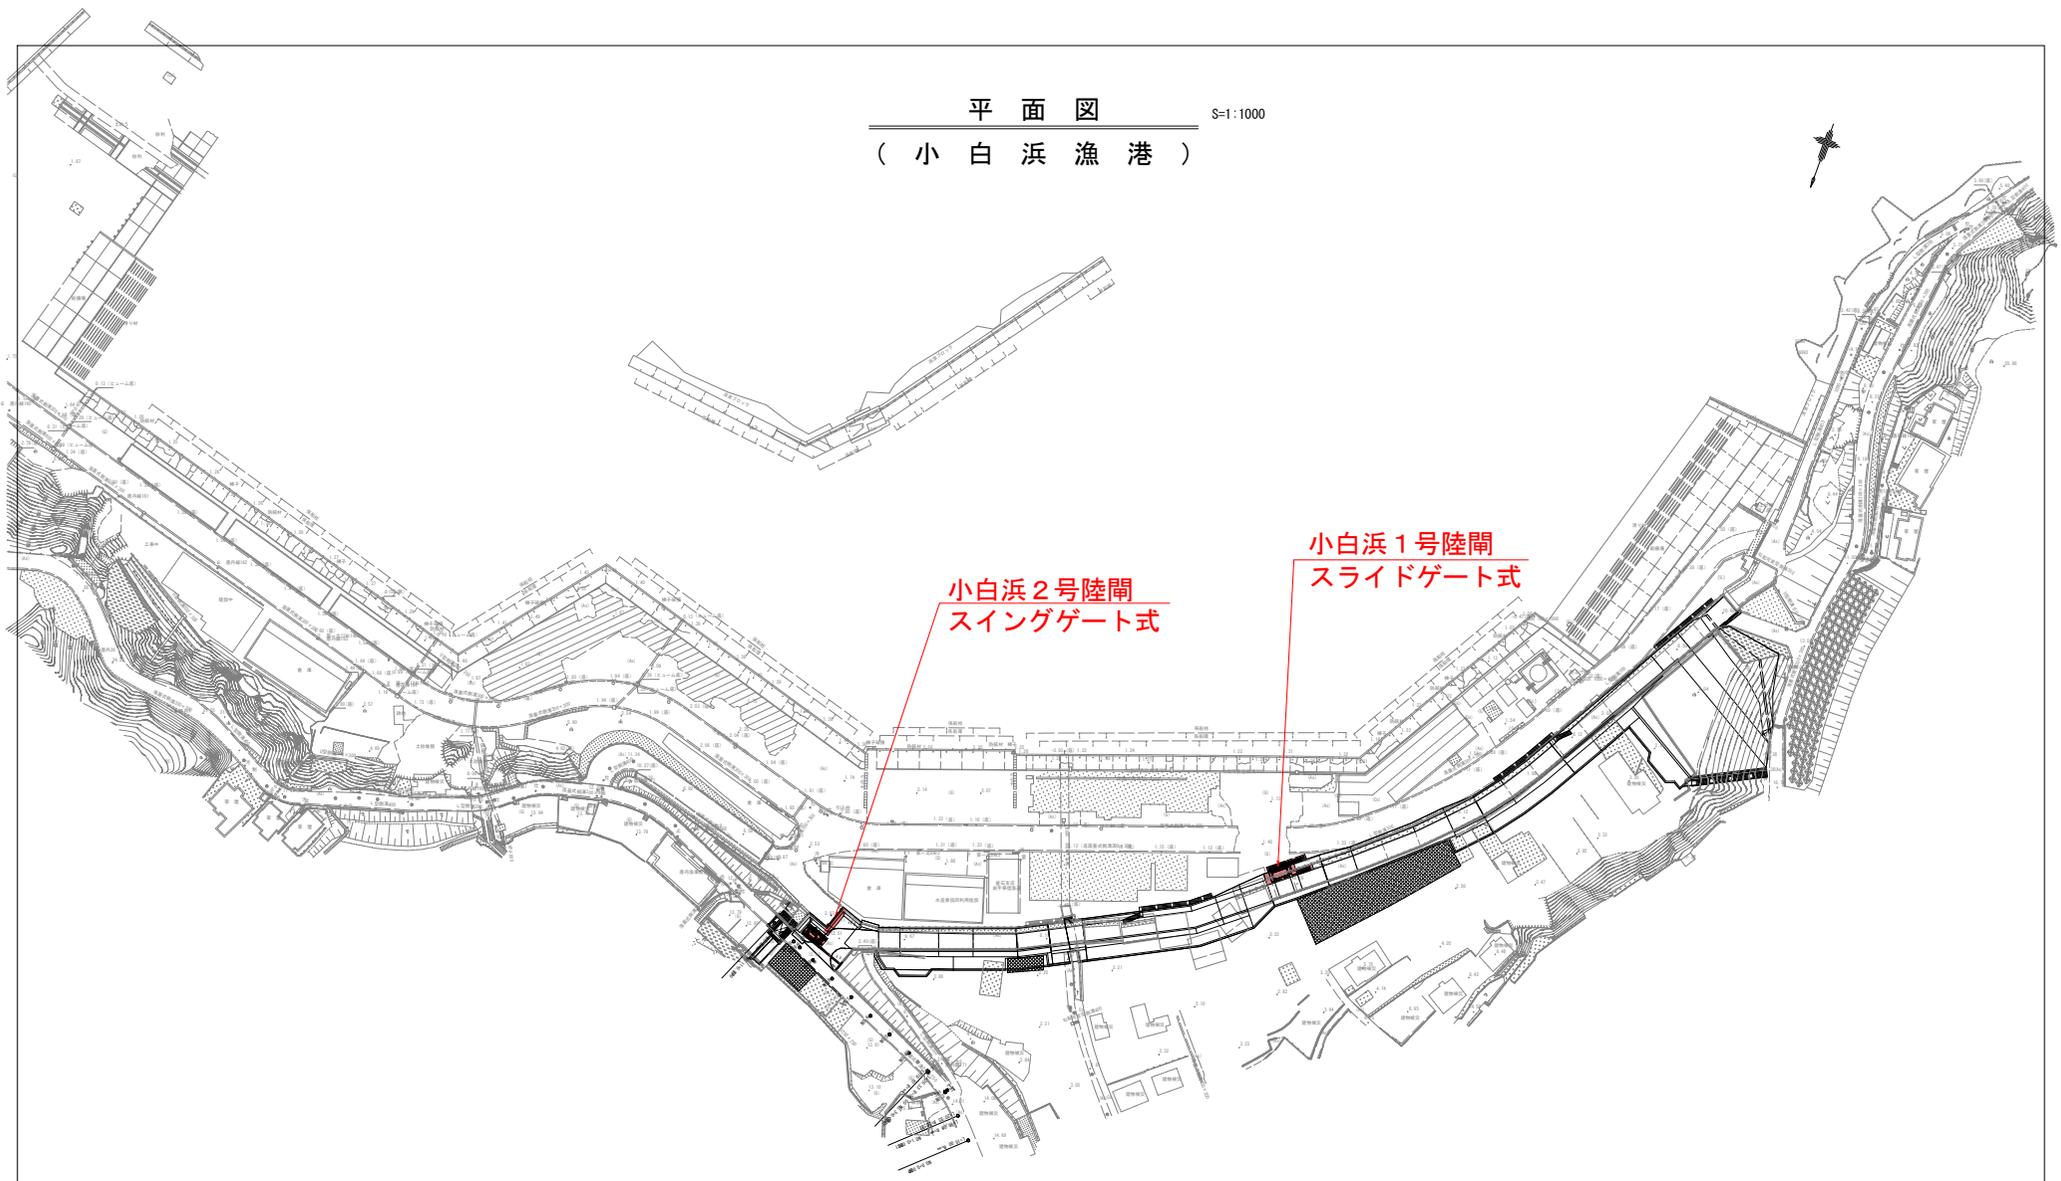

沿岸広域振興局水産部	
小白浜漁港(小白浜)	釜石市唐丹町地内
3	全体平面図
令和 8 年度	
釜石・小白浜漁港陸閘電気設備保守点検業務委託	
縮 尺	S=1:1000 (A1) S=1:2000 (A3)

# 小白浜漁港 1号陸閘 機器配置図

S=1:50

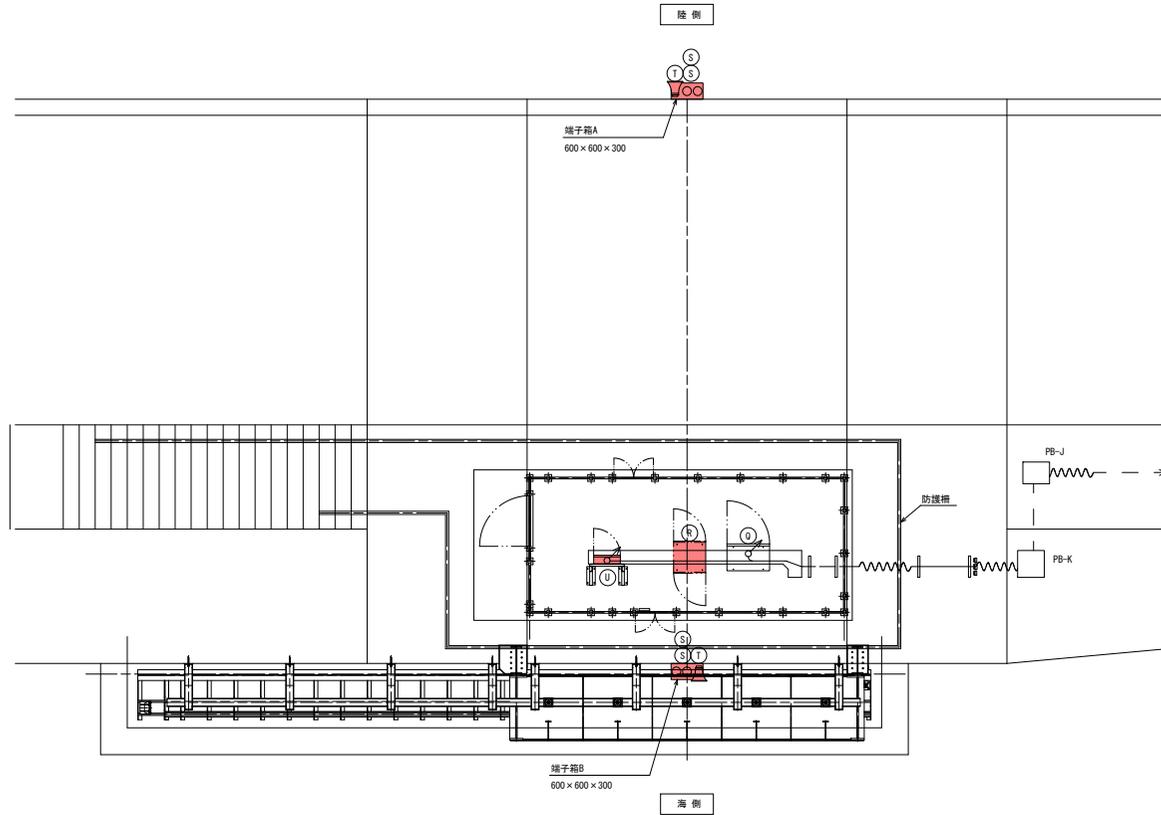

## 機器リスト

番号	名称	数量	設置所
D	1号陸閘 機械操作盤	1	ゲート設備
R	1号陸閘 安全周知制御盤	1	安全周知設備
S	回転灯	4	
T	スイッチ	2	
U	1号陸閘照明分電盤	1	建築設備
—	照明器具	3	
—	盤取付架台	1	電源設備

### 電源設備

プルボックス仕様 (SUS, 防水)

PB-J	500 x 500 x 200
PB-K	500 x 500 x 200



## 図示記号表

記号	名称
— — — —	露出配管
— — — —	埋設配管
— — — —	露出配線
~~~~~	金属製可とう電線管
↑	立上げ

沿岸広域振興局水産部	
小白浜漁港海岸	釜石市唐丹町地内
4	小白浜漁港 1号陸閘 機器配置図
令和 8 年度	
釜石・小白浜漁港陸閘機械設備保守点検業務委託	
縮尺	図示

# 小白浜漁港2号陸閘 機器配置図

S=1:50

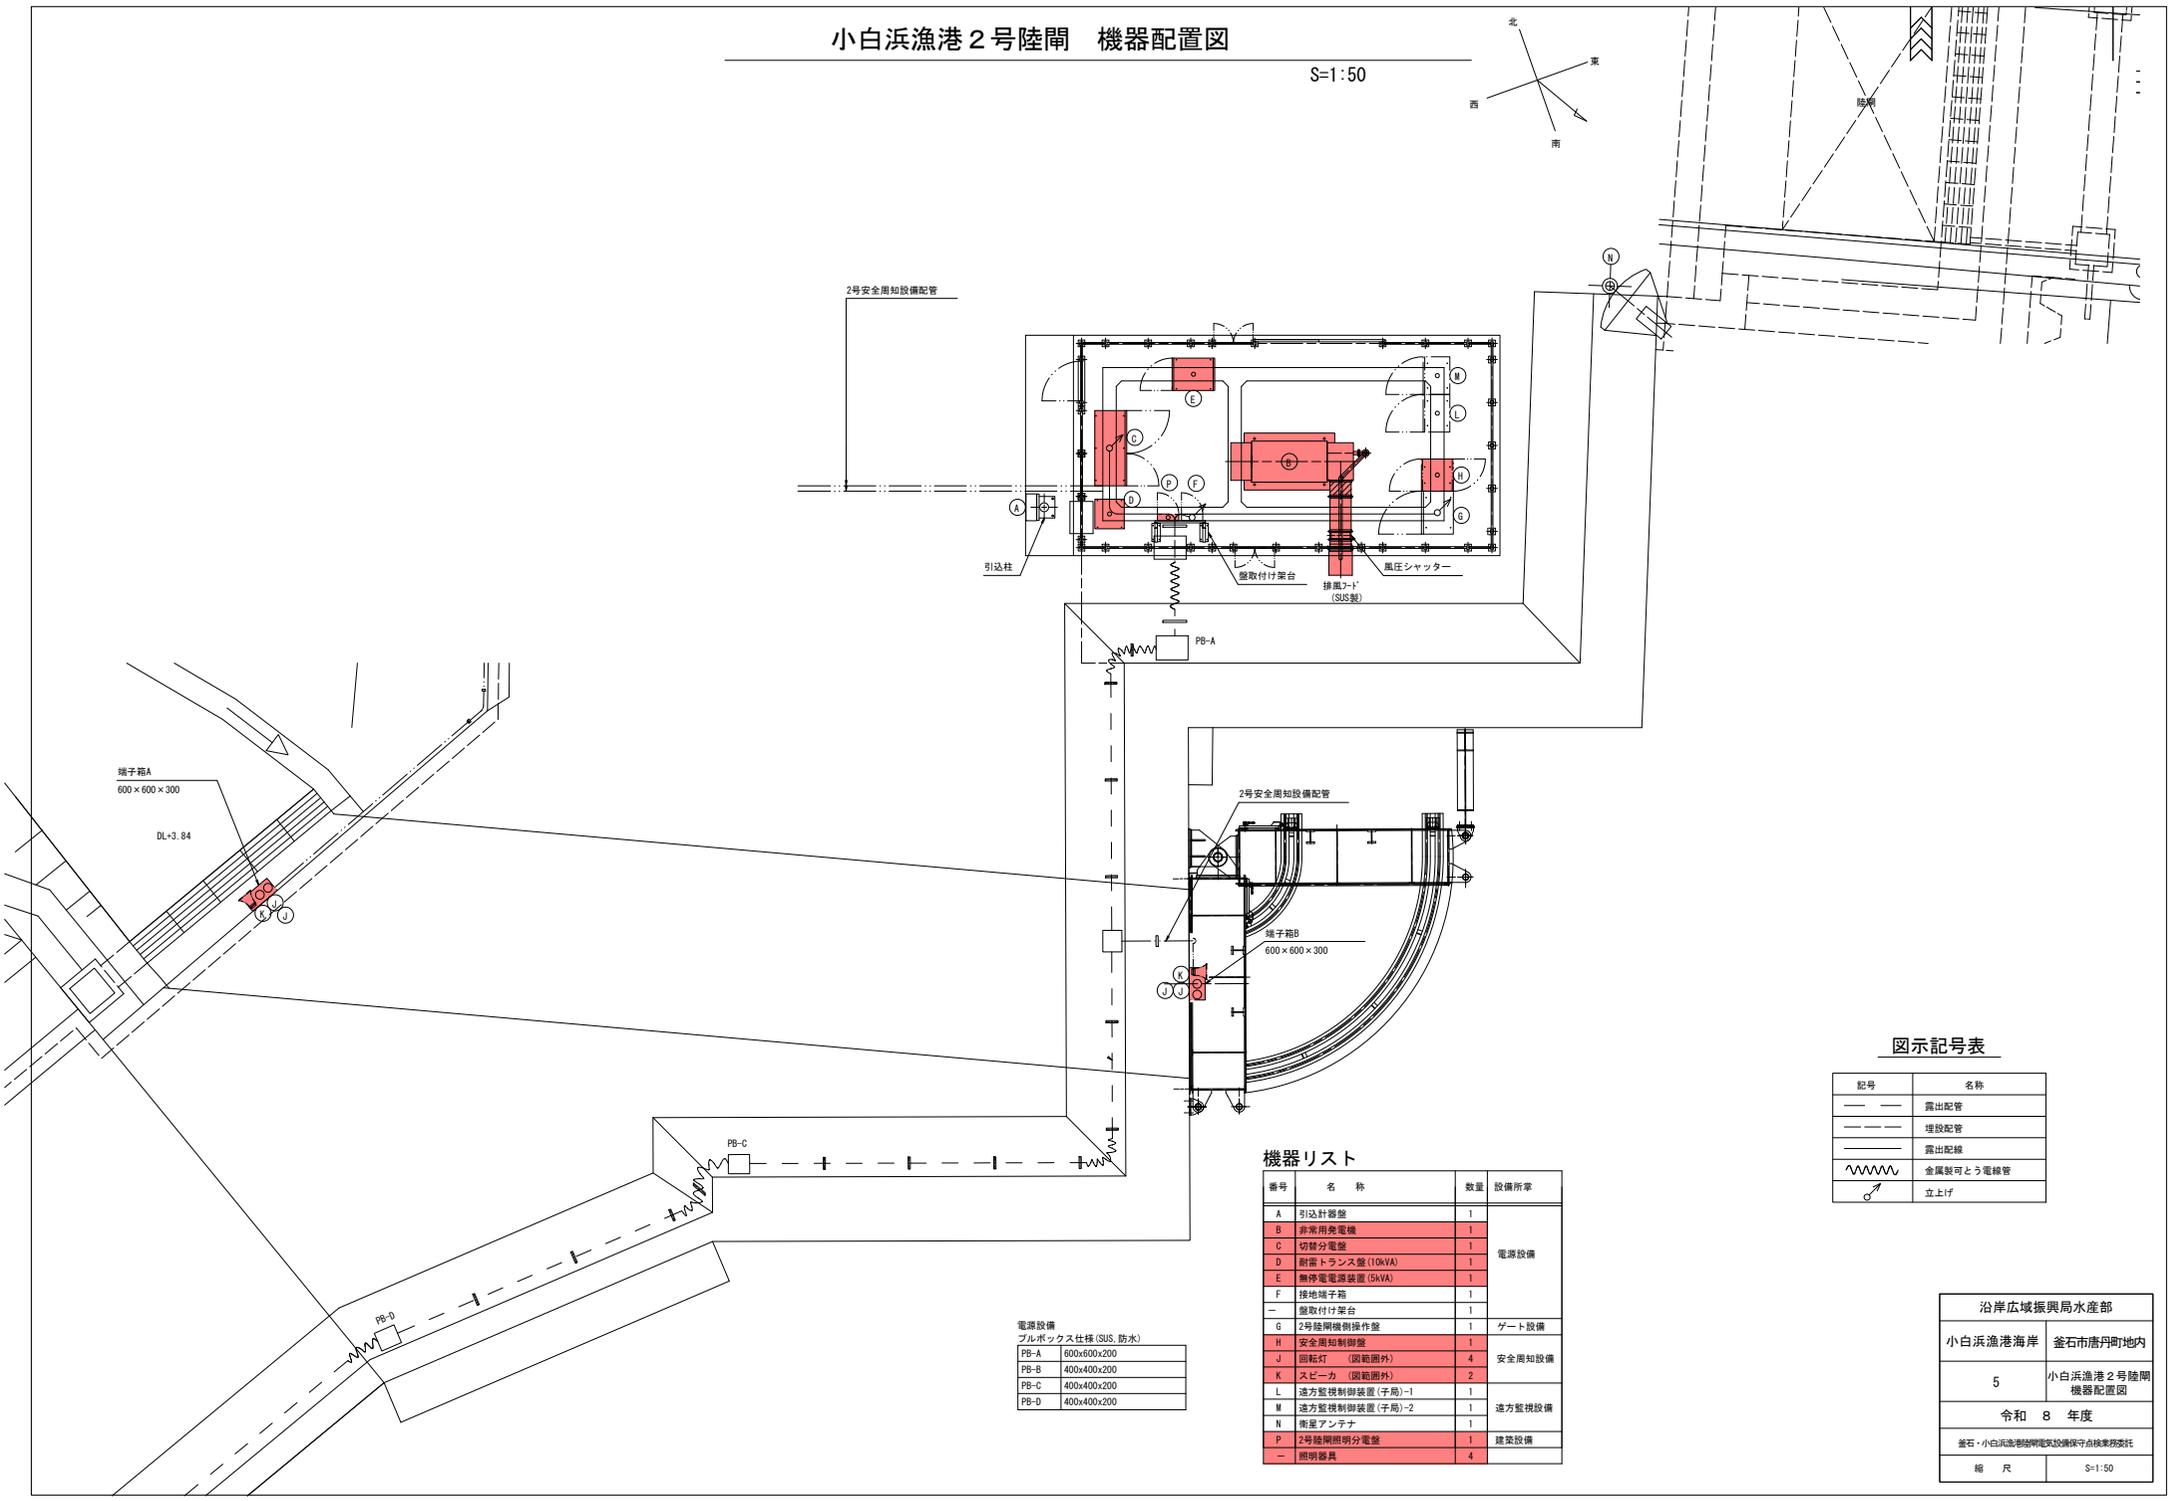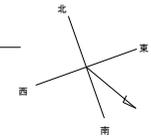

図示記号表

記号	名称
— — —	露出配管
- - - - -	埋設配管
— — — — —	露出配線
~~~~~	金属製可とう電線管
↑	立上げ

## 機器リスト

番号	名称	数量	設備所掌
A	引込針番盤	1	
B	非常用発電機	1	電源設備
C	切替分電盤	1	
D	制御トランス (10kVA)	1	
E	無停電電源装置 (5kVA)	1	
F	接地端子箱	1	
-	揚風機台	1	
G	2号陸閘機側操作盤	1	ゲート設備
H	安全周知制御盤	1	安全周知設備
J	回転灯 (図範囲外)	4	
K	スピーカー (図範囲外)	2	遠方監視設備
L	遠方監視制御装置 (子局)-1	1	
M	遠方監視制御装置 (子局)-2	1	
N	衛星アンテナ	1	
P	2号陸閘照明分電盤	1	建築設備
-	照明器具	4	

電源設備  
プルボックス仕様 (SUS, 防水)

PB-A	600x600x200
PB-B	400x400x200
PB-C	400x400x200
PB-D	400x400x200

沿岸広域振興局水産部	
小白浜漁港海岸	釜石市唐丹町地内
5	小白浜漁港2号陸閘 機器配置図
令和 8 年度	
釜石・小白浜漁港陸閘電気設備保守点検業務委託	
縮尺	S=1:50