

# 岩洞第一発電所ほか 水圧鉄管内外面点検業務委託

## 発注図面リスト

図面番号	施設名称	図面名称
-	岩洞第一発電所	位置図
-	北ノ又発電所	位置図
1	岩洞第一発電所	鉄管路縦断面図
2	岩洞第一発電所	水圧鉄管平面図
3	岩洞第一発電所	マンホール構造図
4	岩洞第一発電所	放流管平面図
5	岩洞第一発電所	放流管構造図
6	北ノ又発電所	水圧鉄管縦断面図 その1
7	北ノ又発電所	水圧鉄管縦断面図 その2
8	北ノ又発電所	水圧鉄管縦断面図 その3






0.0 0.5 1.0 1.5 2.0 km

1:50000


-2-

測量法に基づく国土地理院長承認（使用）R4JHs  
53-61SNAP55509号




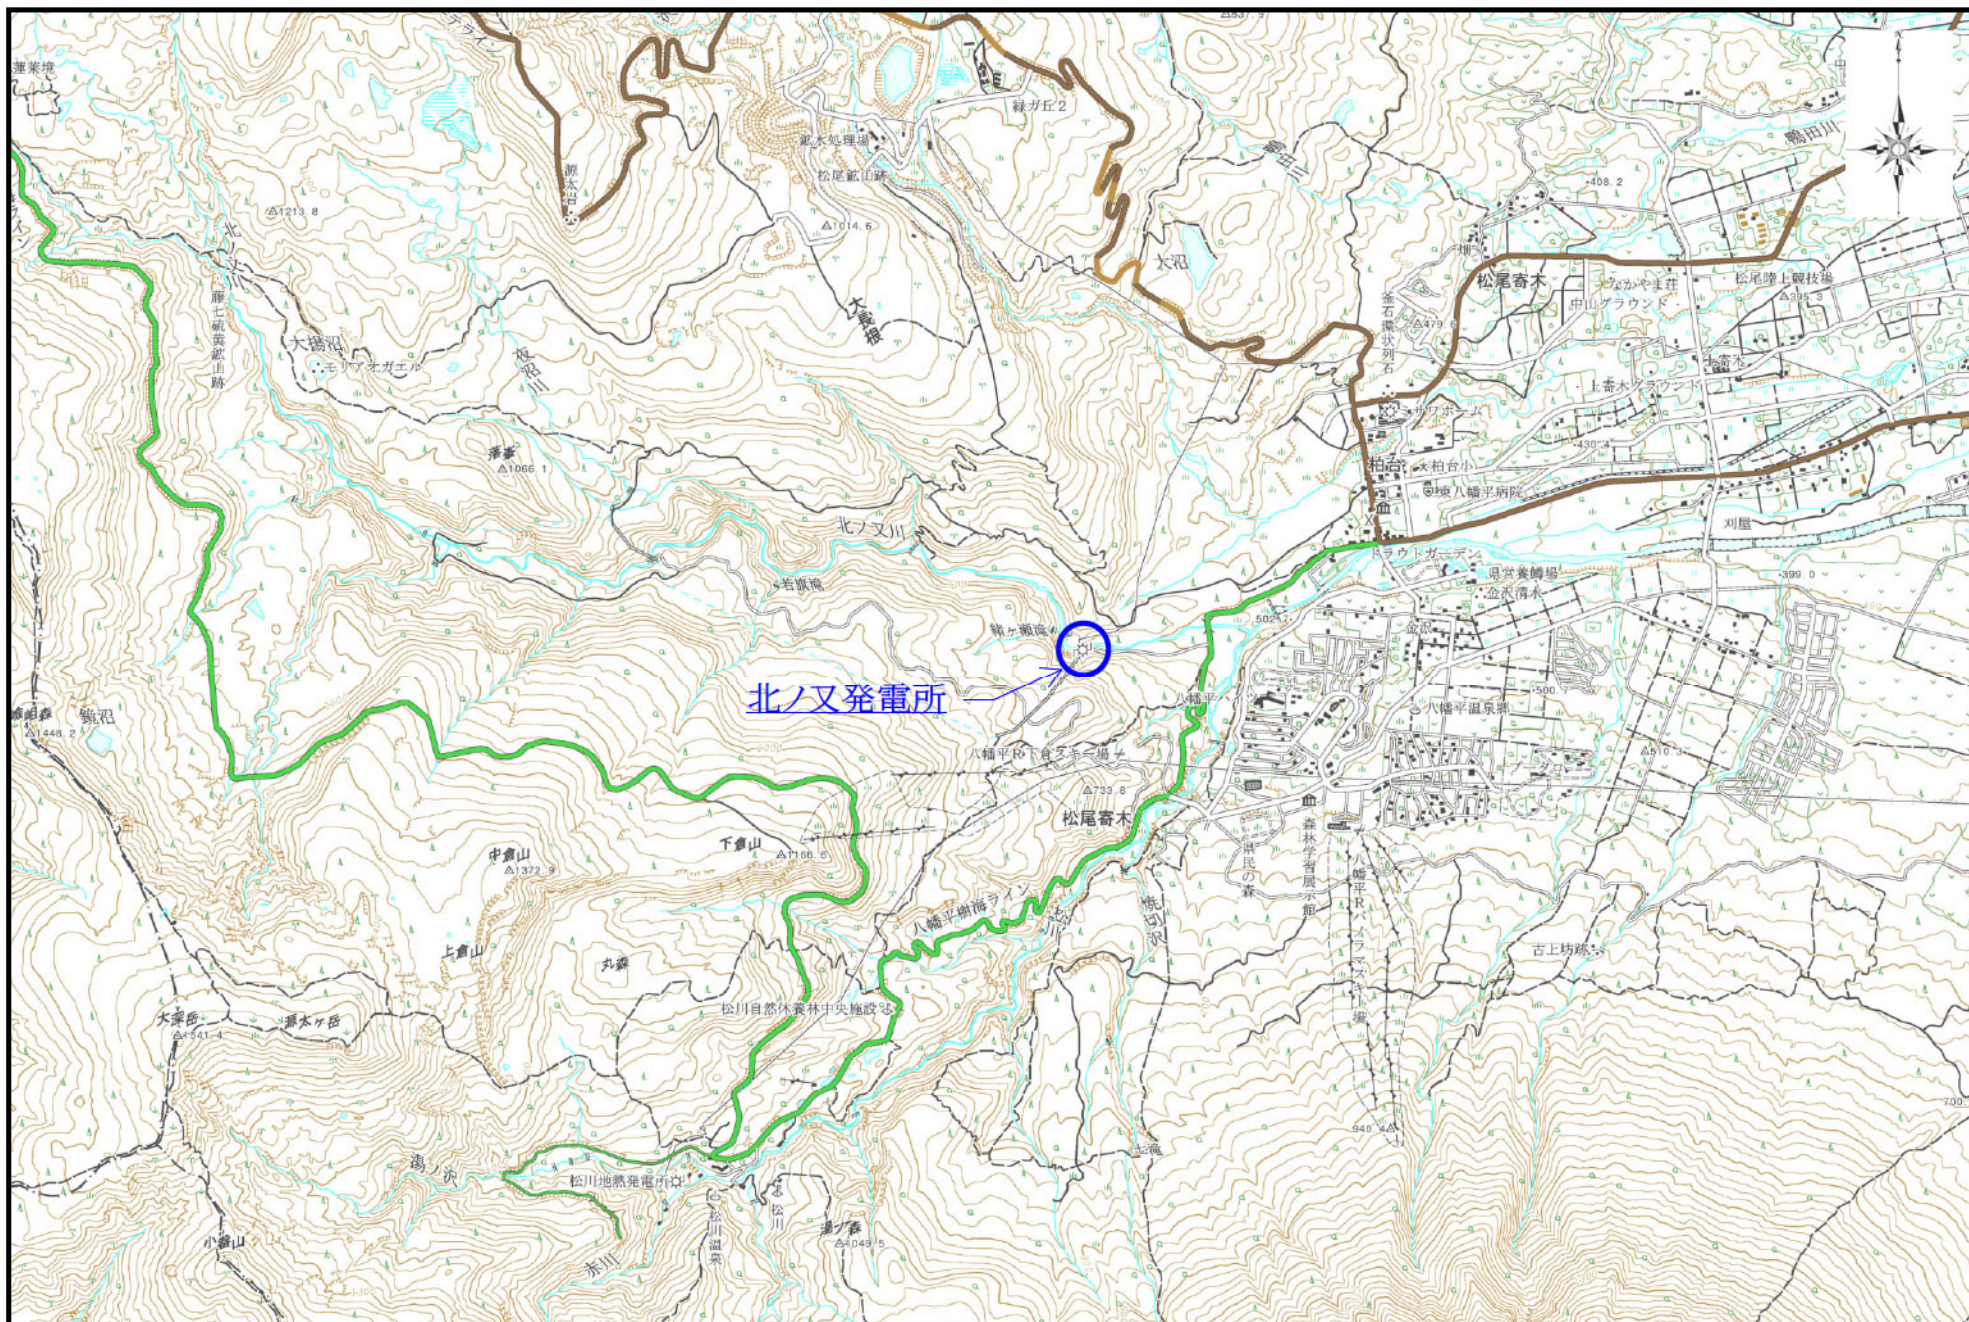




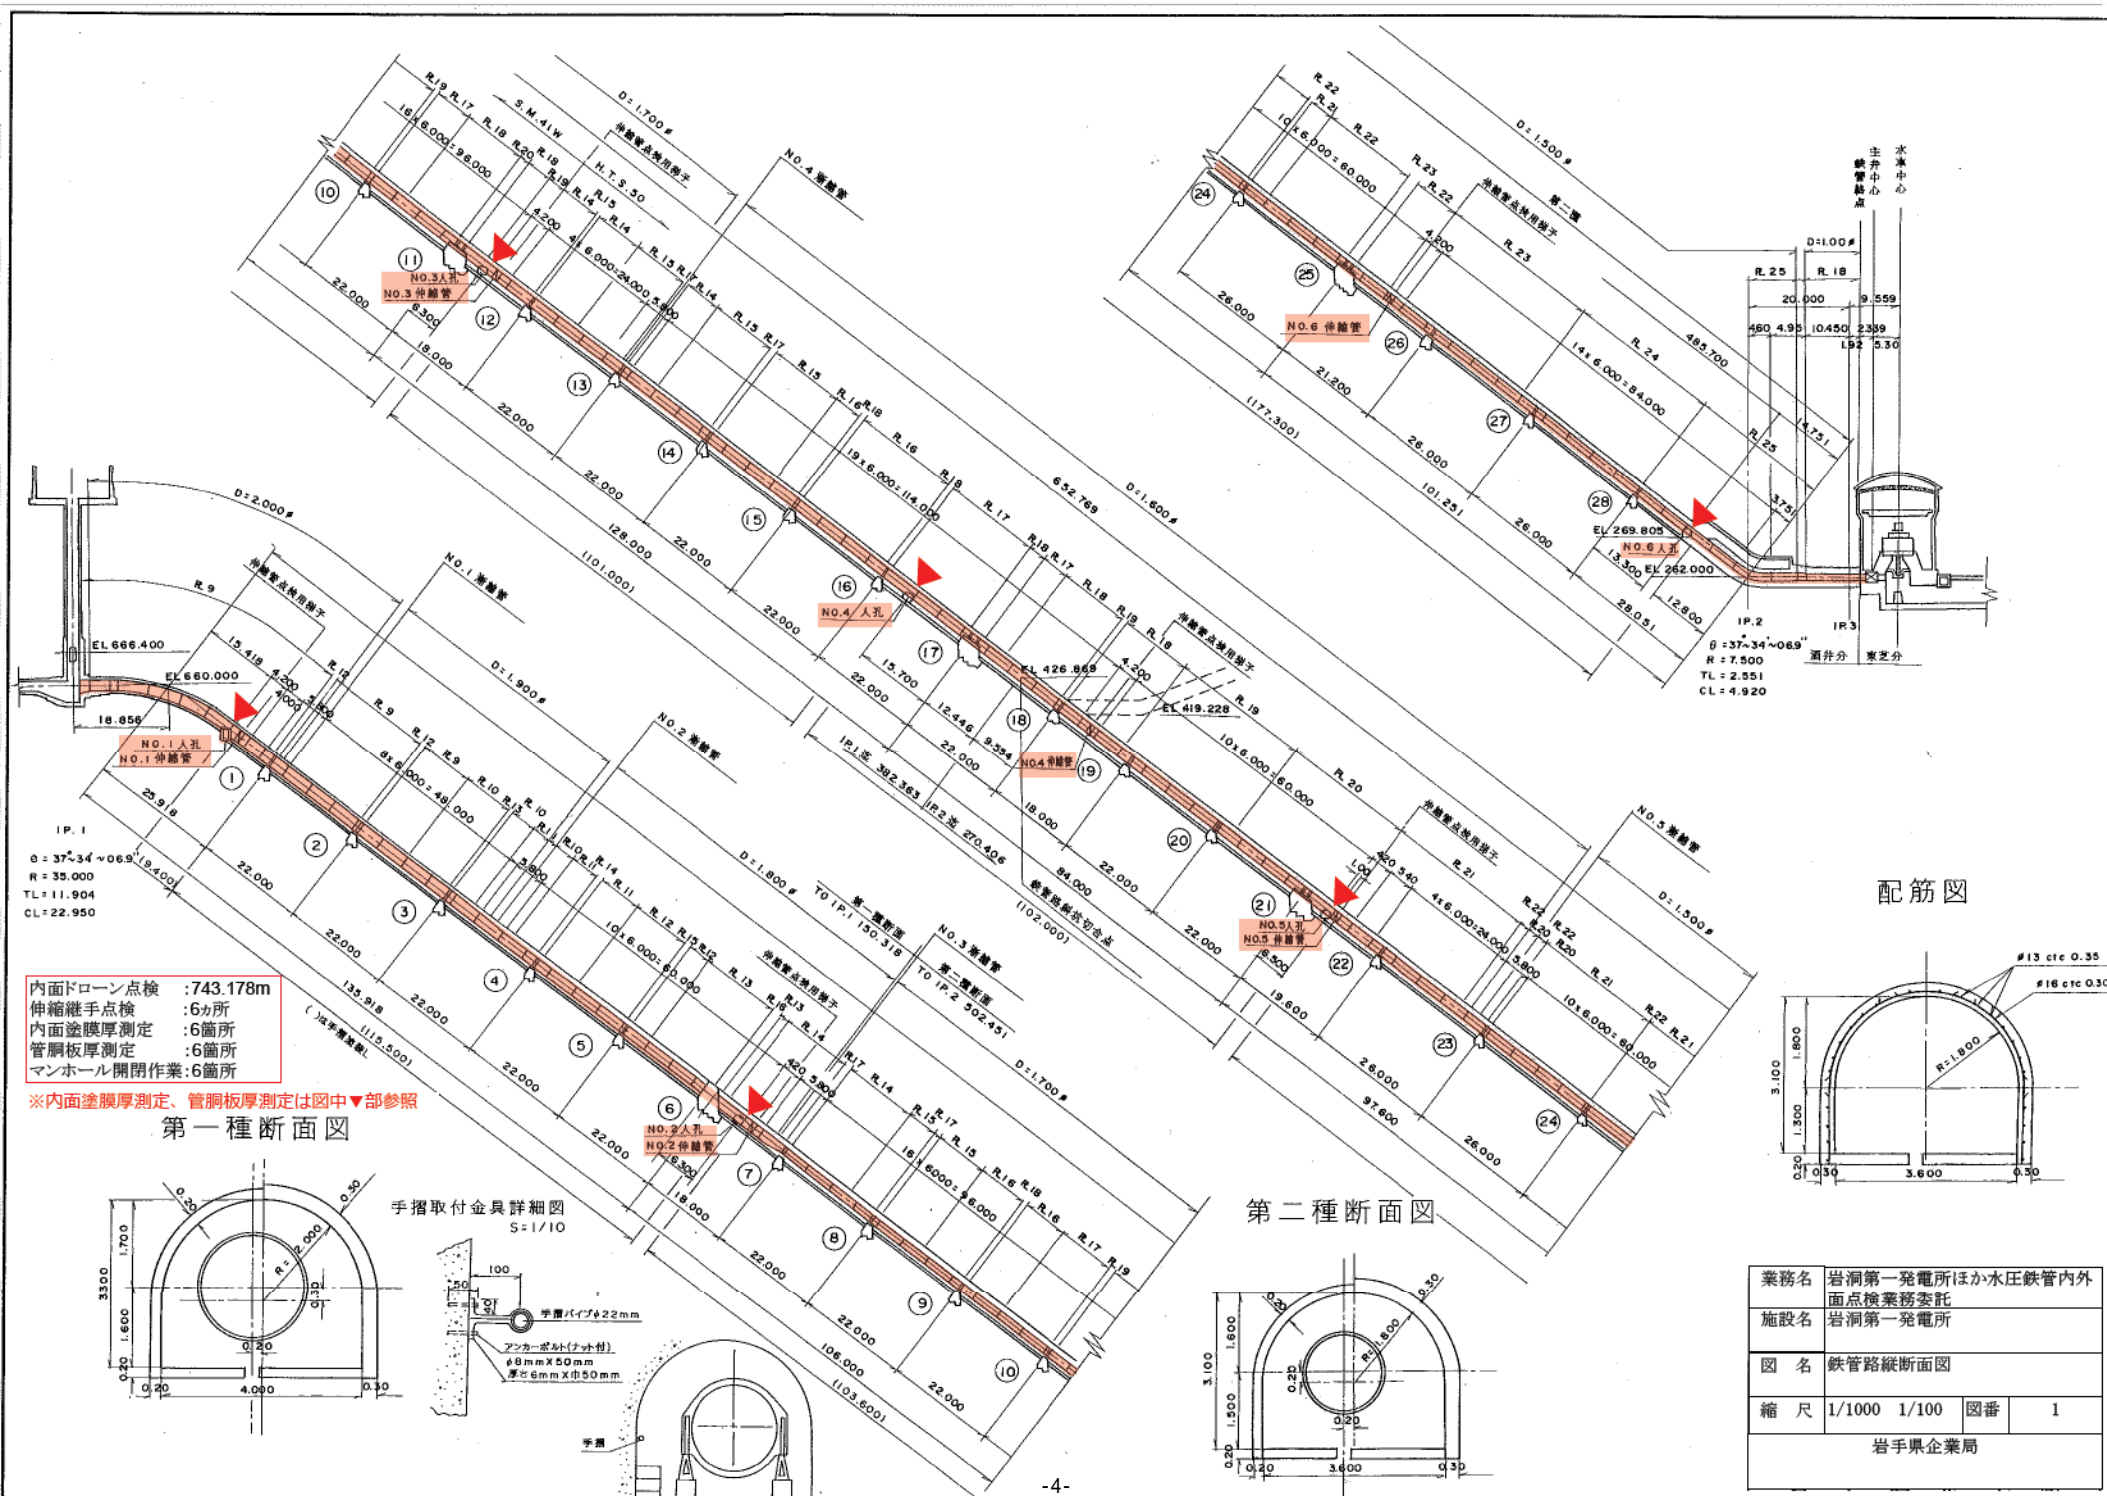


鉄管路水平部

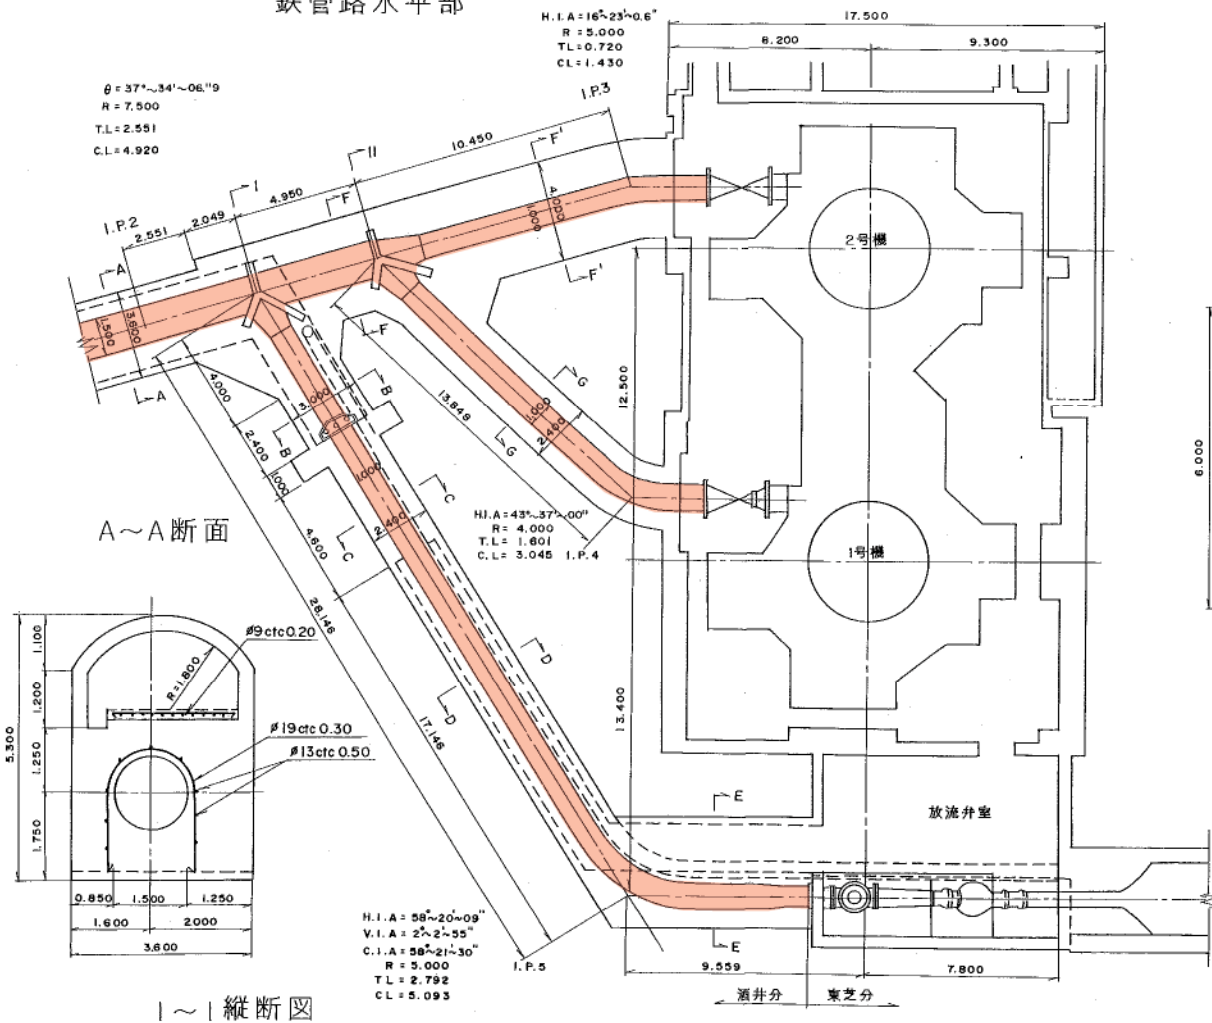


Ⅱ～Ⅱ縦断図

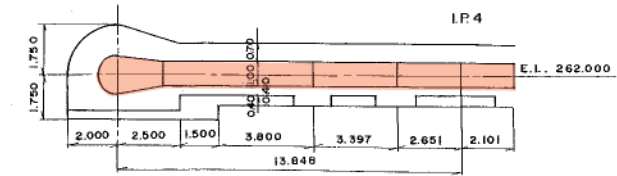


B~B 断面

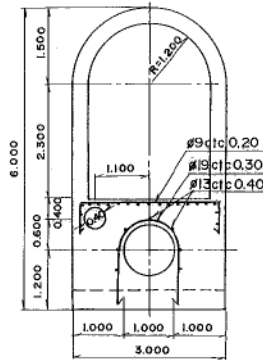


C~C断面

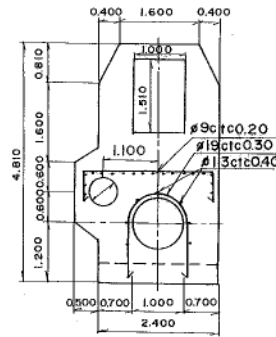


D~D 断面

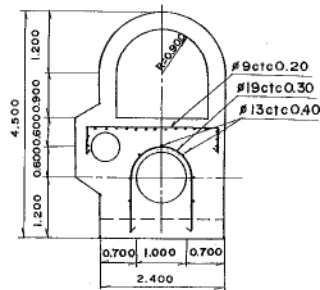



E~E 断面

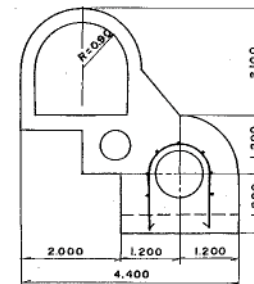

$F \sim F, F' \sim F'$  断面


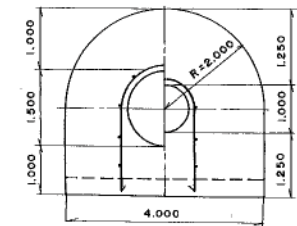


G~G 断面

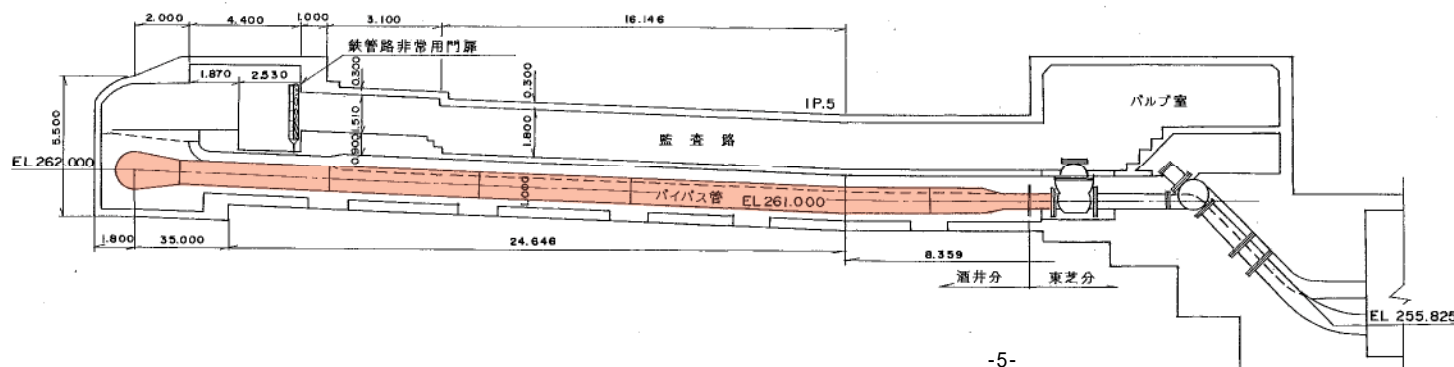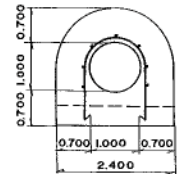


業務名	岩洞第一発電所ほか水圧鉄管内外 点検業務委託		
施設名	岩洞第一発電所		
図 名	水圧鉄管平面図		
縮 尺	1/100	1/200	図番 2
岩手県企業局			

マンホール 構造図

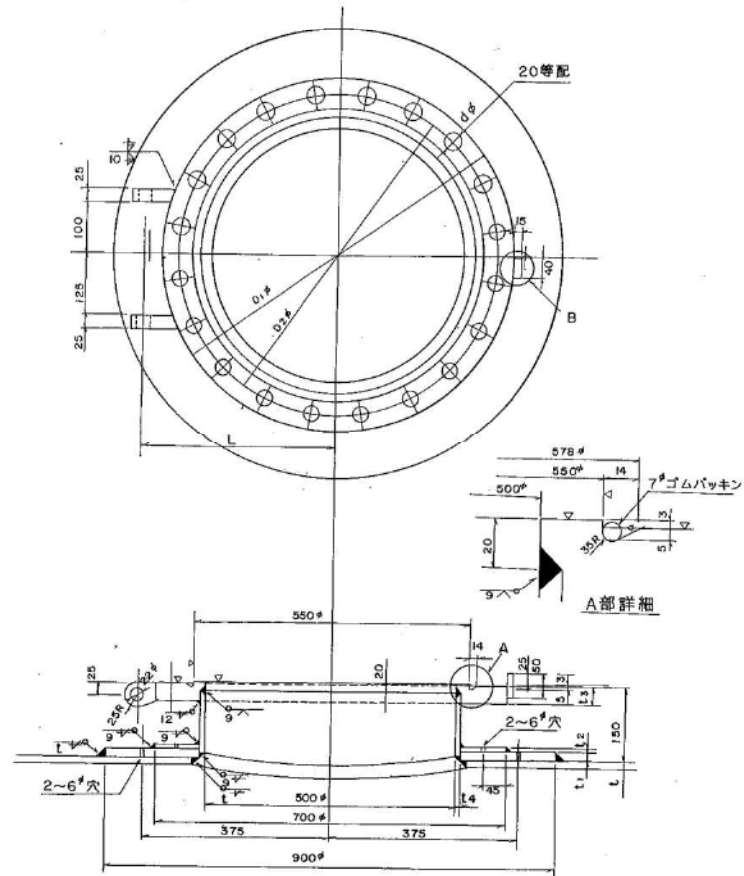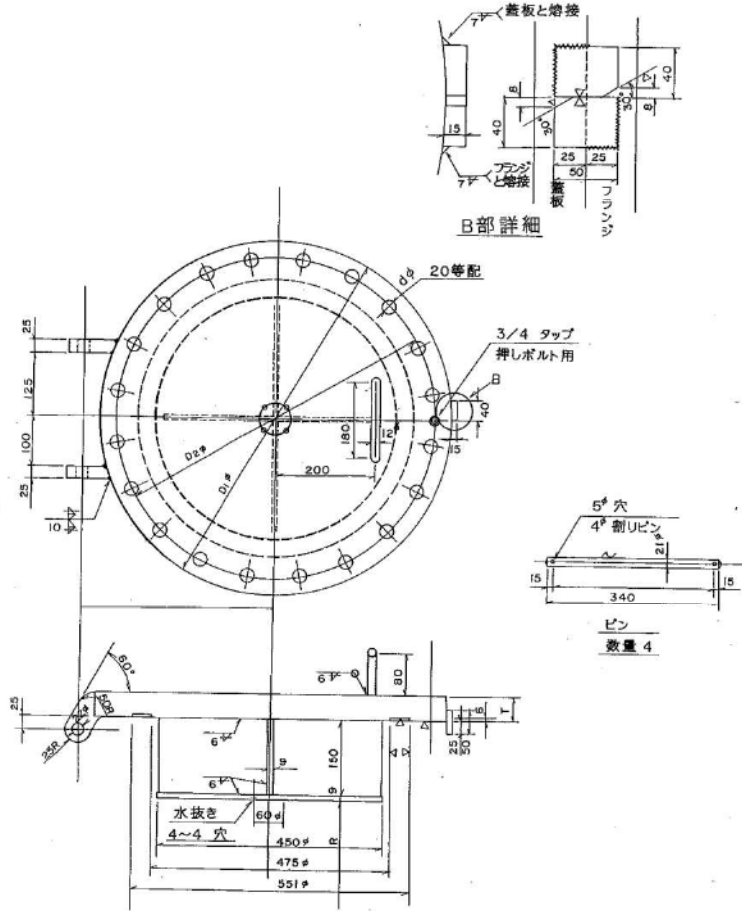

フランジボルト

 


	$d^s \times l_1 \times l_2$
NO. 2	$1^s \times 130 \times 60$
NO. 3	$1^s \times 130 \times 60$
NO. 4	$1^{\frac{1}{2}} \times 150 \times 60$
NO. 5	$1^{\frac{1}{4}} \times 160 \times 60$

押しボルト



NO.2	70
NO.3	80
NO.4	90
NO.5	90

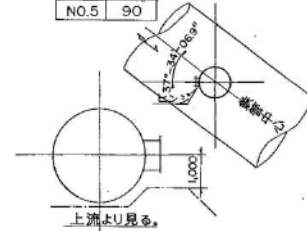


人孔位置  
上流より見て右側に、hingeを  
上流側にして取り付ける。

	D	R	D <sub>1</sub>	D <sub>2</sub>	T	t	t <sub>1</sub>	t <sub>2</sub>	t <sub>3</sub>	t <sub>4</sub>	L	胸板	d <sub>1</sub>
NO.1	2000	1000	830	760	29	9	9	-	24	9	450	SM4IW	28
NO.2	1800 <sup>φ</sup>	900	730	660	40	14	18	-	40	9	400	SM4IW	28
NO.3	1700 <sup>φ</sup>	850	730	660	49	19	25	-	40	9	400	SM4IW	28
NO.4	1600 <sup>φ</sup>	800	755	670	57	17	23	-	52	9	415	H.T.50	32
NO.5	1600 <sup>φ</sup>	800	755	670	63	20	20	9	52	10	415	H.T.50	35
NO.6	1500	750	890	795	85	25	25	10	60	15	480	H.T.50	48

業務名	岩洞第一発電所ほか水圧鉄管内外 面点検査業務委託		
施設名	岩洞第一発電所		
図 名	マンホール構造図		
縮 尺	1/10	図番	3
岩手県企業局			




内面ドローン点検 :10.469m

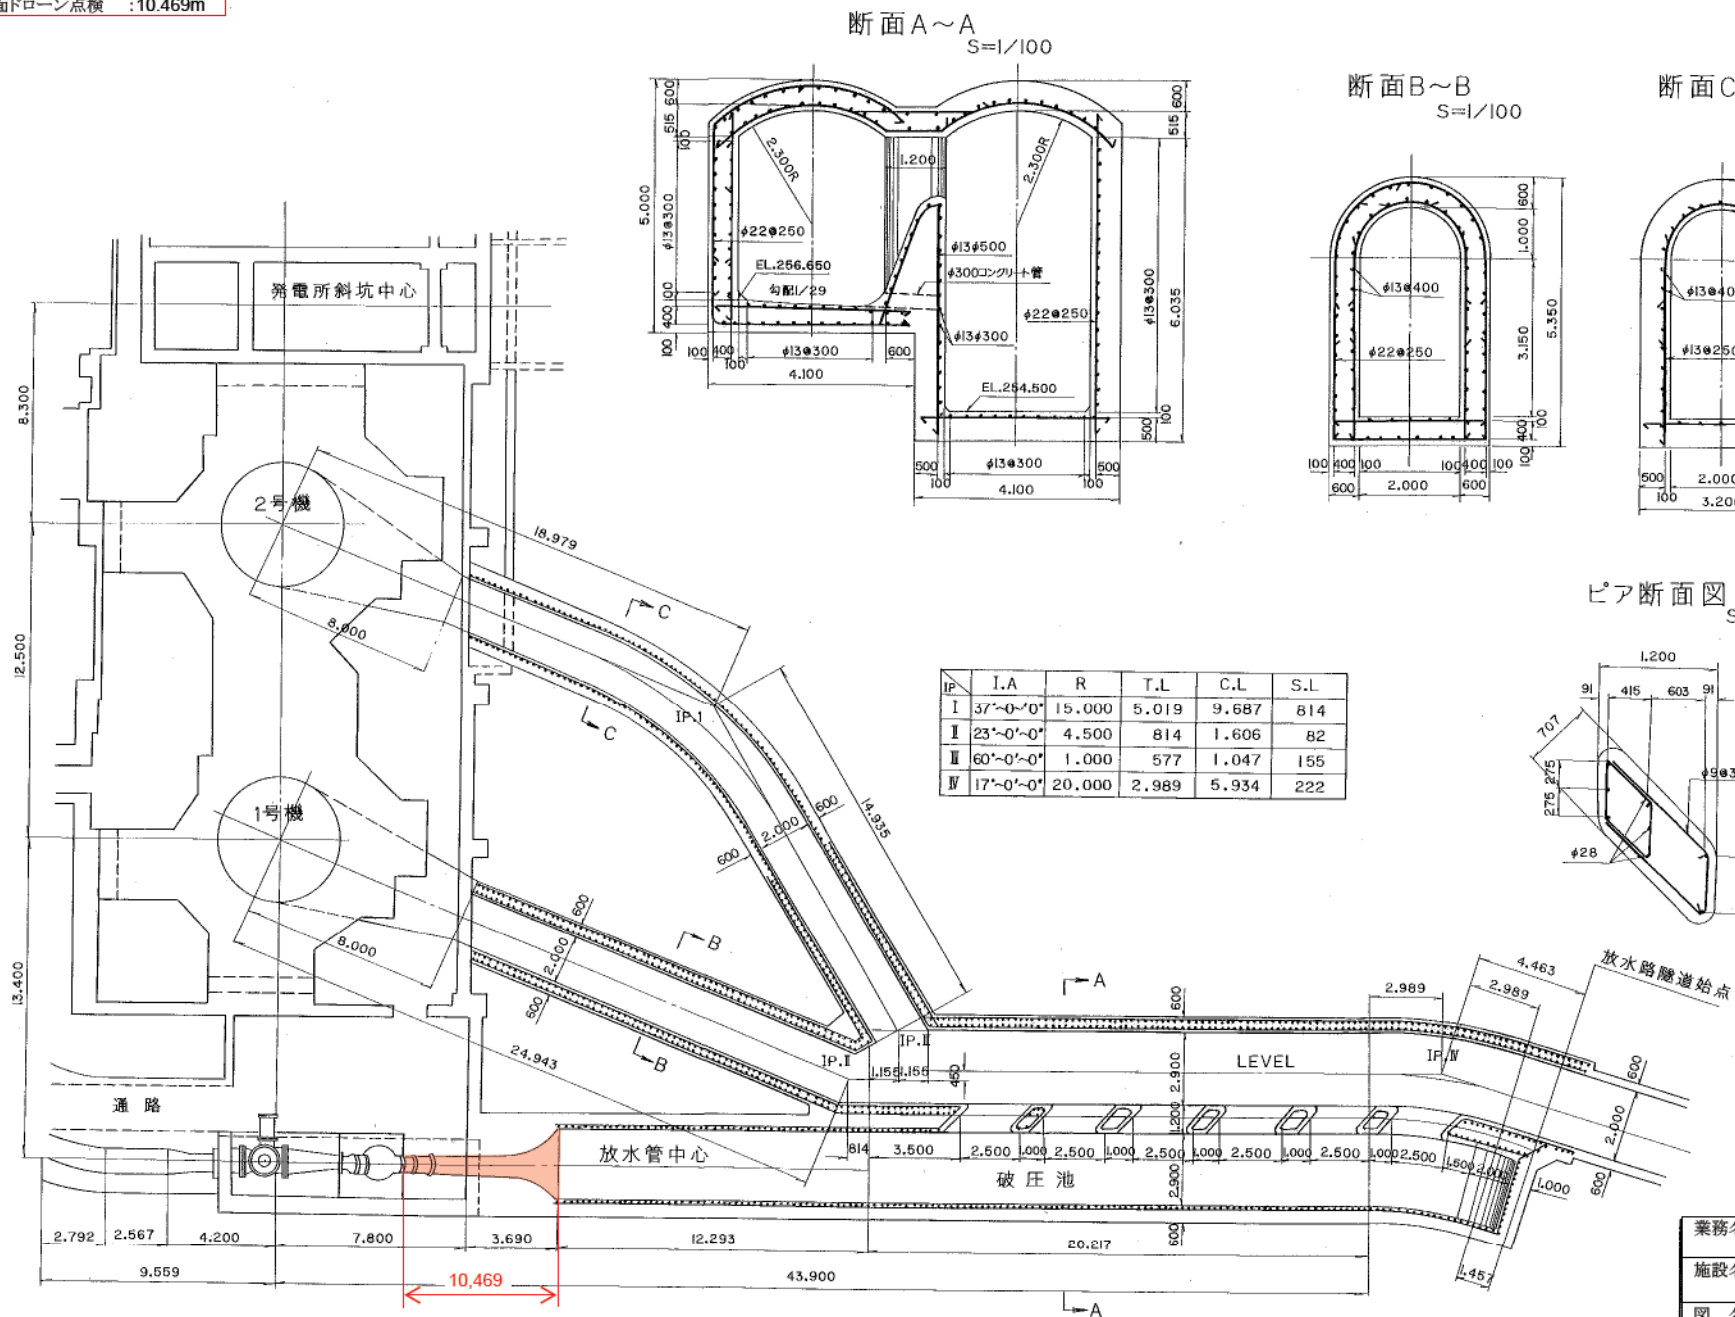


業務名	岩洞第一発電所ほか水圧鉄管内外面点検業務委託		
施設名	岩洞第一発電所		
図名	放水管平面図		
縮尺	1/100 1/200	図番	4
岩手県企業局			

平面図

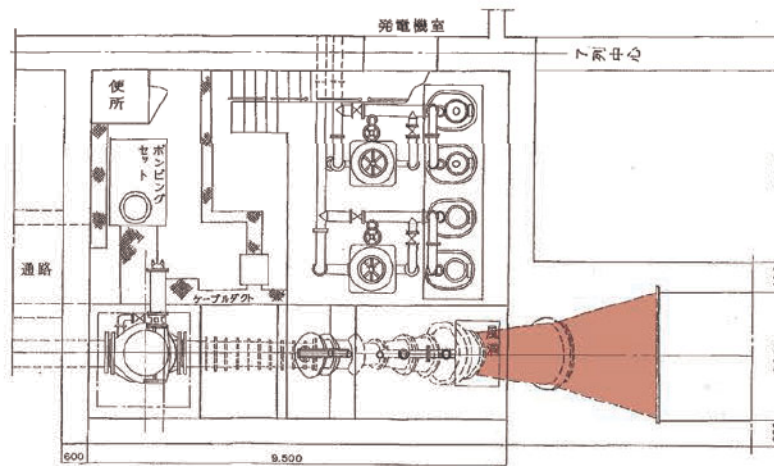



断面図

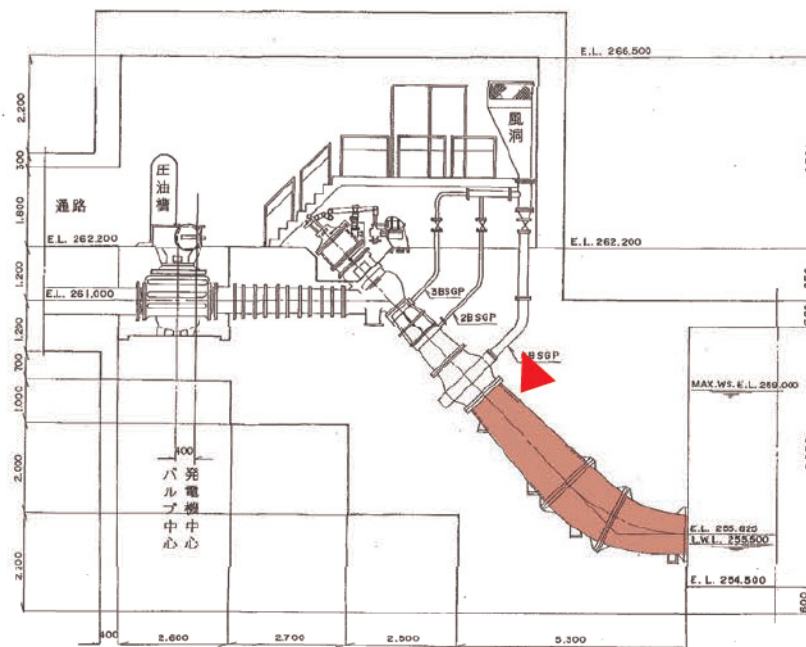

業務名	岩洞第一発電所ほか水圧鉄管内外面点検業務委託		
施設名	岩洞第一発電所		
縮 尺	—	図面番号	5
図面名	放流管構造図		
岩手県 企業局			




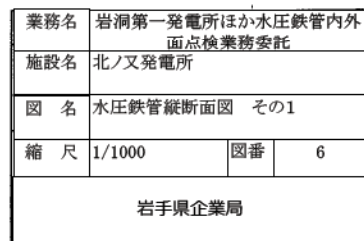

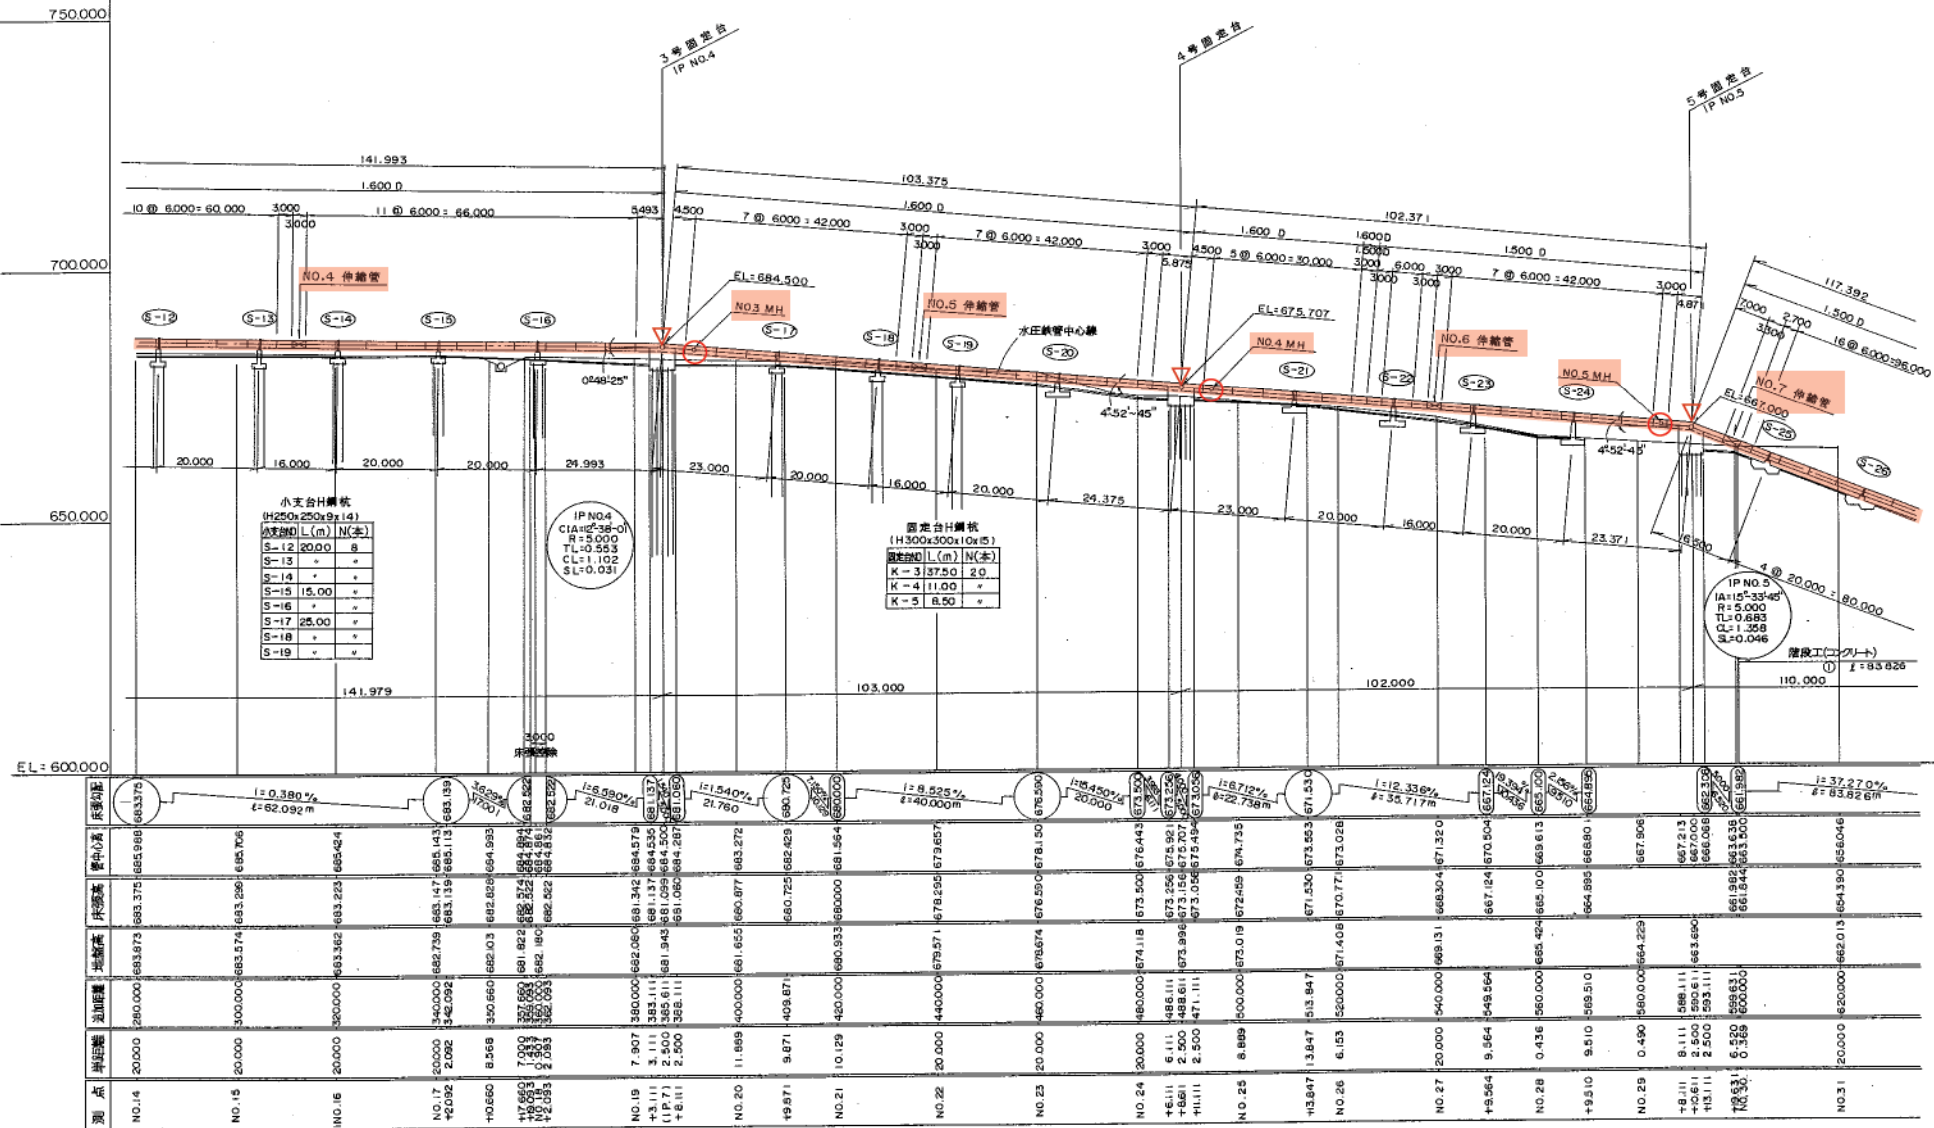

業務名	岩洞第一発電所ほか水圧鉄管内外 面点検業務委託		
施設名	北ノ又発電所		
図名	水圧鉄管縦断面図 その2		
縮尺	1/1000	図番	7
岩手県企業局			



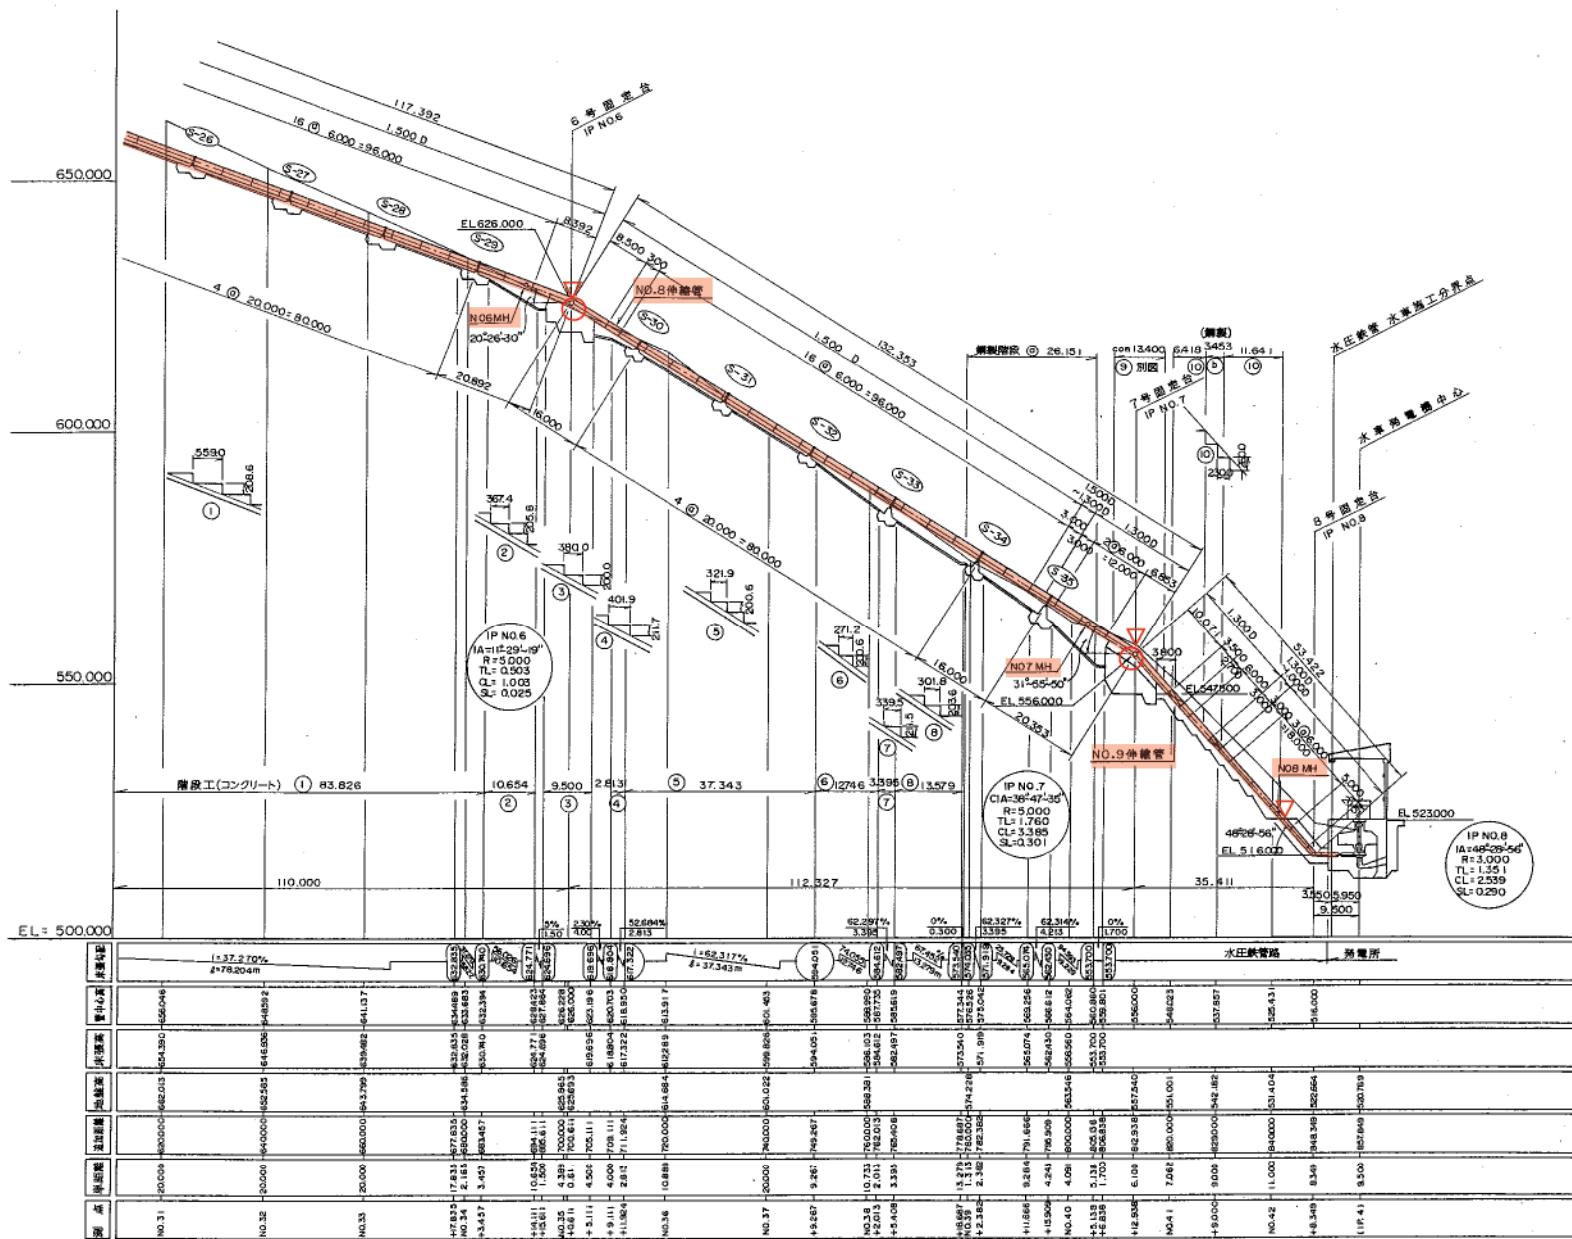

業務名	岩洞第一発電所ほか水圧鉄管内外 点検業務委託		
施設名	北ノ又発電所		
図名	水圧鉄管縦断面図 その3		
縮尺	1/1000	図番	8
岩手県企業局			